


LEGENDA VÁLIDA PARA ESTE DESENHO

-  CI CAIXA DE INSPEÇÃO CONSTRUÍDA COM ANÉIS DE CONCRETO E TAMPÃO DE FERRO FUNDIDO - Ø600M.
-  CGD CAIXA DE GORDURA DUPLA DE CONCRETO EQUIPADAS COM TAMPÃO DE FERRO FUNDIDO.
-  RS RALO SIFONADO DE PVC Ø150MM, FAB. TIGRE OU SIMILAR.
-  RSTC RALO SIFONADO COM TAMPÃO CEGA DE PVC Ø150MM, FAB. TIGRE OU SIMILAR.
-  TUBO DE PVC RÍGIDO SERIE "R", FAB. TIGRE - ESGOTO PRIMÁRIO.
-  TUBO DE PVC RÍGIDO SERIE "R", FAB. TIGRE - ESGOTO SECUNDÁRIO.
-  TUBO DE PVC RÍGIDO SERIE "R", FAB. TIGRE - VENTILAÇÃO.
-  TUBO QUE DESCE
-  TUBO QUE SOBE
-  CV COLUNA DE VENTILAÇÃO.

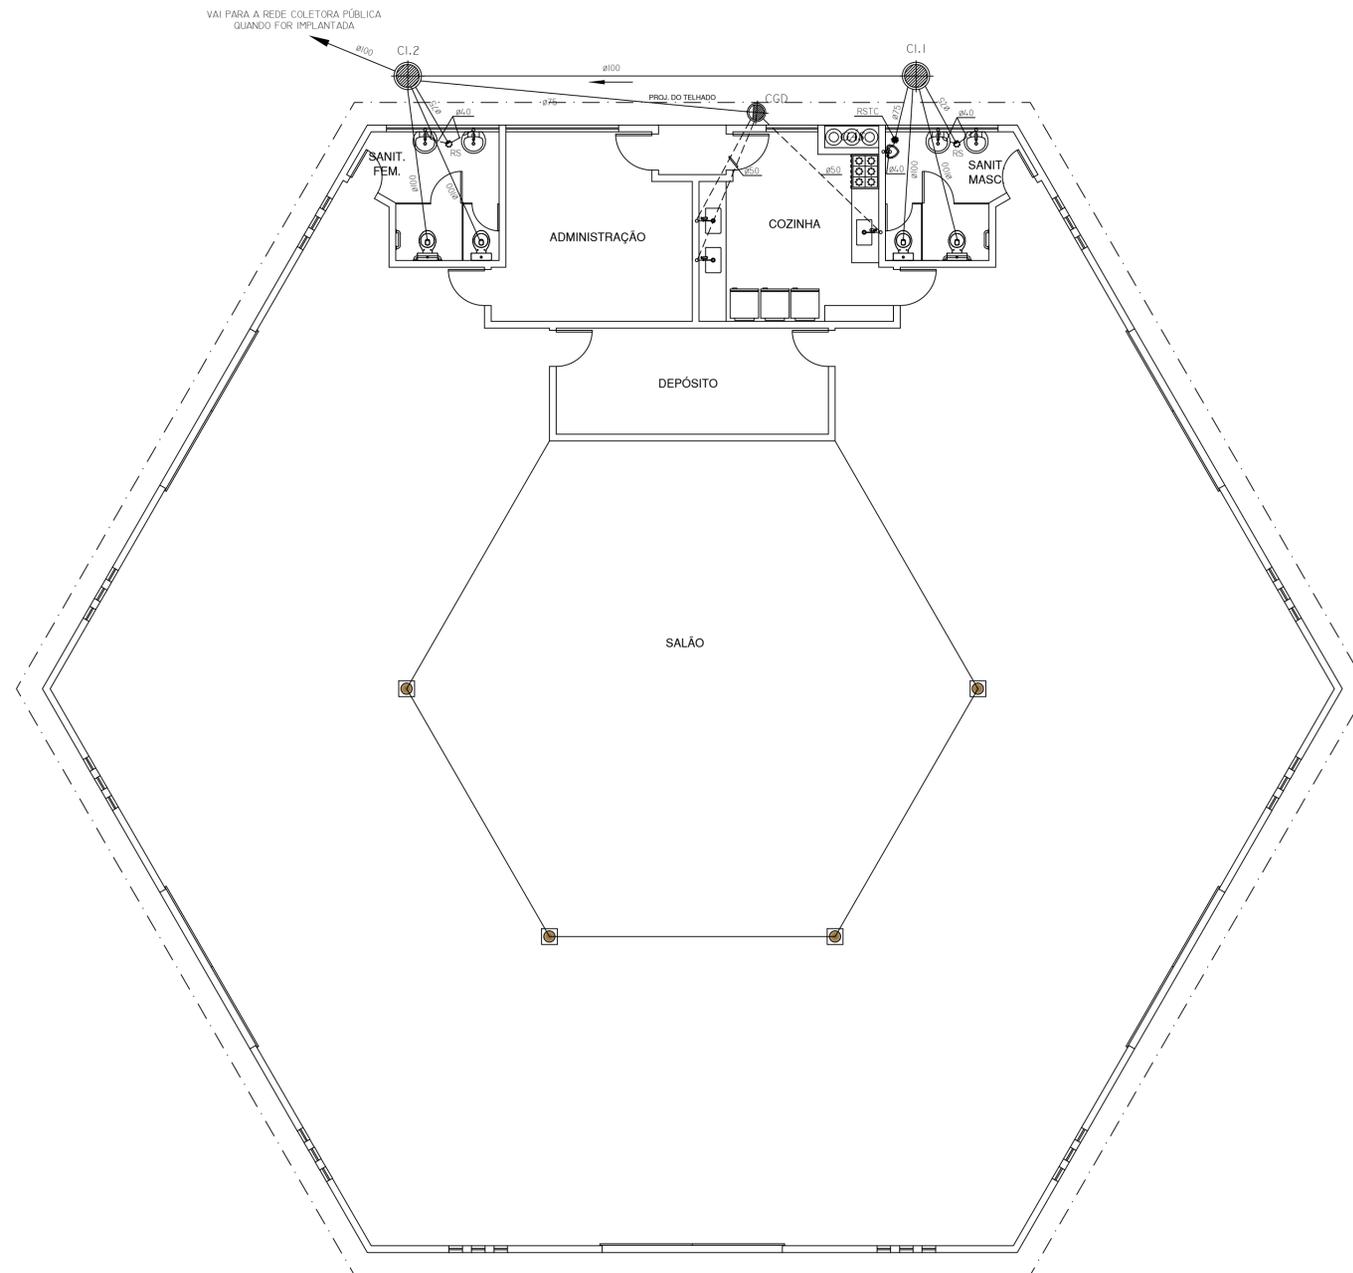

1 PLANTA BAIXA
ESCALA: 1:75

NOTAS VÁLIDAS PARA ESTE DESENHO

- I. DECLIVIDADES MÍNIMAS A SEREM ADOPTADAS NAS TUBULAÇÕES DE ESGOTO E ÁGUAS FLUVIAIS.
- Ø4,0mm.....4,0%
 - Ø5,0mm.....4,0%
 - Ø7,5mm.....5,0%
 - Ø10,0mm.....2,0%

CONF. DE PENAS		
COR LÁPIS	ESPESS.	COR IMPRESS.
1	0,1	7
2	0,2	7
3	0,3	7
4	0,4	7
5	0,5	7
6	0,2	7
7	0,1	7
8	0,1	7
9	0,1	7
10	0,1	7
11	0,1	7
12	0,1	7
13	0,1	7
14	0,1	7
15	0,1	7
16	0,1	7
17	0,1	7
18	0,1	7
19	0,1	7
20	0,1	7
21	0,1	251
22	0,1	252
23	0,1	253
24	0,1	254

PAPER SPACE
ESCALA: 1:1

01	ATENDE AO PARECER TÉCNICO DE 08/11/2010	14.11.2010	
00	EMIÇÃO DO PROJETO BÁSICO	20.10.2010	
REGISTRO DE REVISÕES		DATA	VISTO
CLIENTE : MINISTÉRIO DO MEIO AMBIENTE SECRETARIA DE RECURSOS HÍDRICOS E AMBIENTE URBANO DEPARTAMENTO DE REVITALIZAÇÃO DE BACIAS HIDROGRÁFICAS			
OBRA : PARQUE FLUMIAL DE PIRAPORA (MG) PROJETO BÁSICO - INSTALAÇÃO DE ESGOTO			
DESENHO : EDIFICAÇÃO MULTIUSO - PLANTA BAIXA			
PROJETO : Eng. Marcelo Reis CAU - A 7380-8	FORNHEIRO : A1	DESENHADO : ALJOF	DESENHO Nº: PBPESG02
ESCALA : 1:75	DATA : AGO/2013		
VISTO : PAULO ROBERTO	MODIFICAÇÃO	01	