 
 





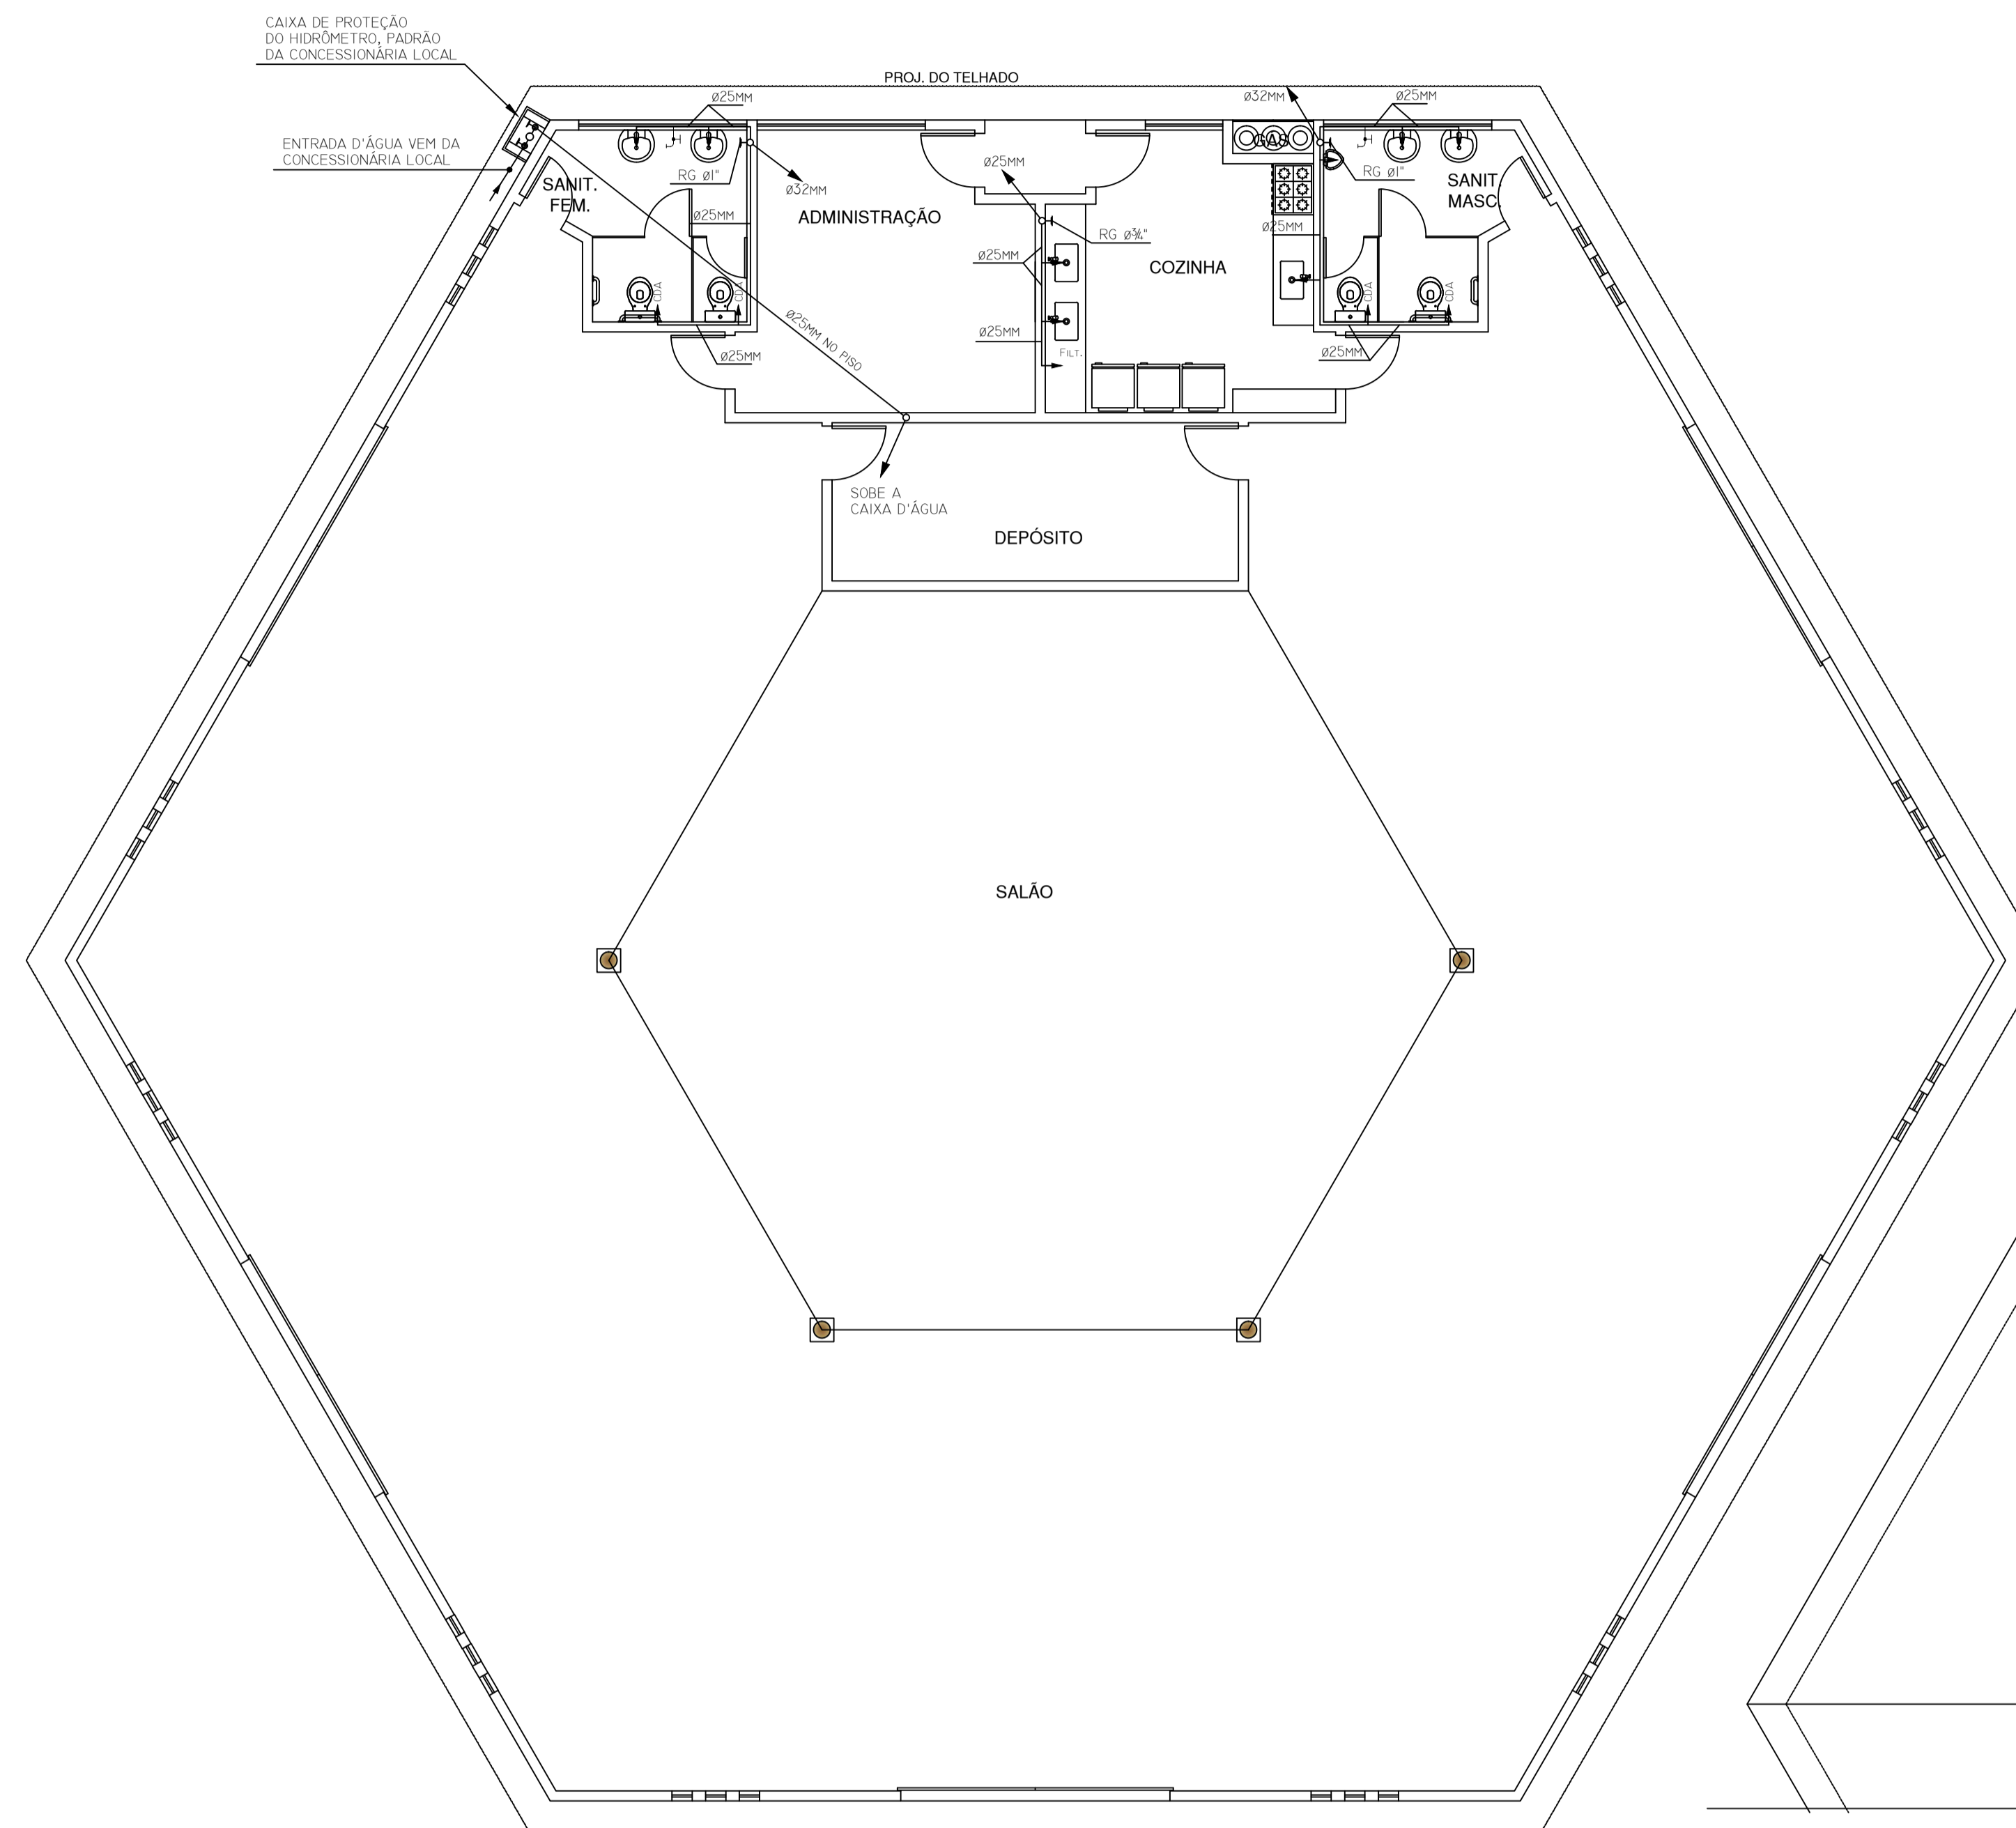
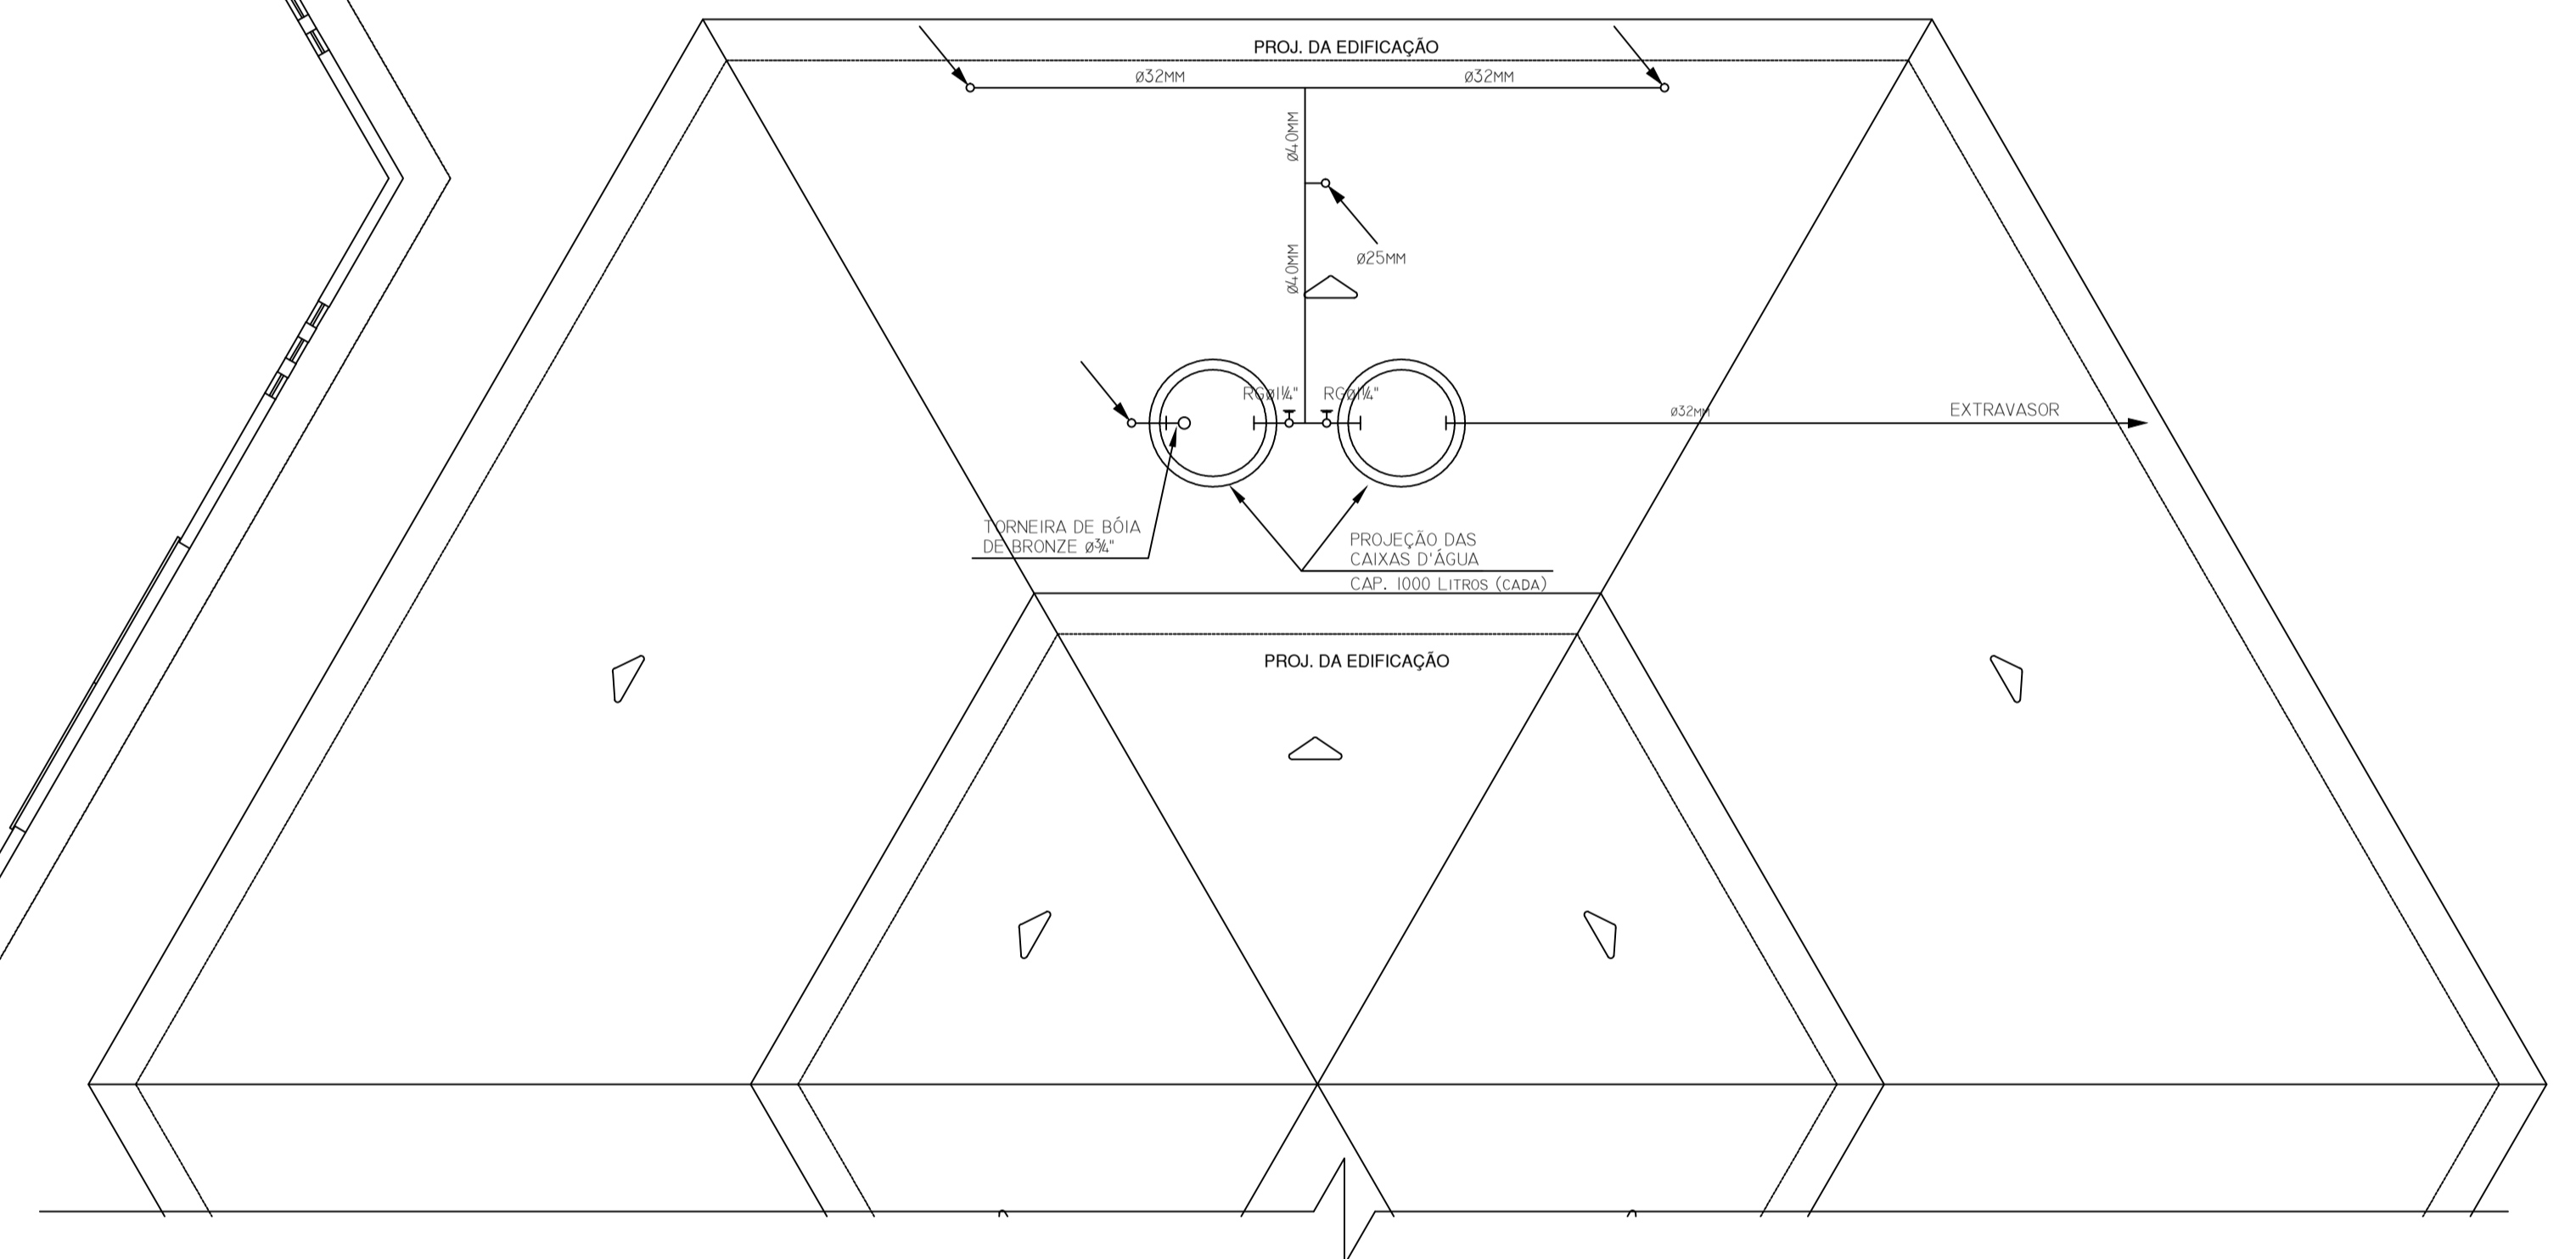


LEGENDA VÁLIDA PARA ESTE DESENHO

-  TUBO DE PVC MARRON SOLDÁVEL, FAB. TIGRE OU SIMILAR.
-  BASE PARA REGISTRO DE GAVETA DE BRONZE, FAB. FABRIMAR OU SIMILAR.
-  TORNEIRA DE LAVAGEM.
-  TUBO QUE DESCE.
-  TUBO QUE SOBE.
-  FILT. FILTRO.
-  CDA VASO COM CAIXA DE DESCARGA ACOPLADA.



1 PLANTA BAIXA DO TÉRREO  
ESCALA: 1:75



2 PLANTA DE COBERTURA  
ESCALA: 1:75

CONF. DE PENAS			
COR	ESPESS.	COR	ESPESS.
LAVAR		IMPRES.	
1	0.1	7	
2	0.2	7	
3	0.3	7	
4	0.4	7	
5	0.5	7	
6	0.2	7	
7	0.1	7	
8	0.1	7	
9	0.1	7	
10	0.1	7	
11	0.1	7	
12	0.1	7	
13	0.1	7	
14	0.1	7	
15	0.1	7	
16	0.1	7	
17	0.1	7	
18	0.1	7	
19	0.1	7	
20	0.1	7	
21	0.1	251	
22	0.1	252	
23	0.1	253	
24	0.1	254	

PAPER SPACE  
ESCALA: 1:1

01	ATENDE PARECER TÉCNICO DE 08/11/2010	14.10.2010	
00	EMISSÃO DO PROJETO BÁSICO	20.10.2010	
REGISTRO DE REVISÕES		DATA	VISTO
CLIENTE : MINISTÉRIO DO MEIO AMBIENTE SECRETARIA DE RECURSOS HÍDRICOS E AMBIENTE URBANO DEPARTAMENTO DE REVITALIZAÇÃO DE BACIAS HIDROGRÁFICAS			
OBJETO : PARQUE FLUMINAL DE PIRAPORA (MG) PROJETO BÁSICO - INSTALAÇÃO HIDRÁULICA			
DESENHO : EDIFICAÇÃO MULTIUSO - PLANTA BAIXA DO TÉRREO			
PROJETO :	FORMADO : A1	DES. : ALJOF	DES. Nº :
Modo: Modelo 3D CAU - A 12000-8 Projeto: Modelo 3D CAU - A 12000-8	DES. : 1:50	DATA : AÇO/2013	PBPHID02
	VISTO : PAULO ROBERTO	MODIFICAÇÃO	01