 

 
 
 

 
 

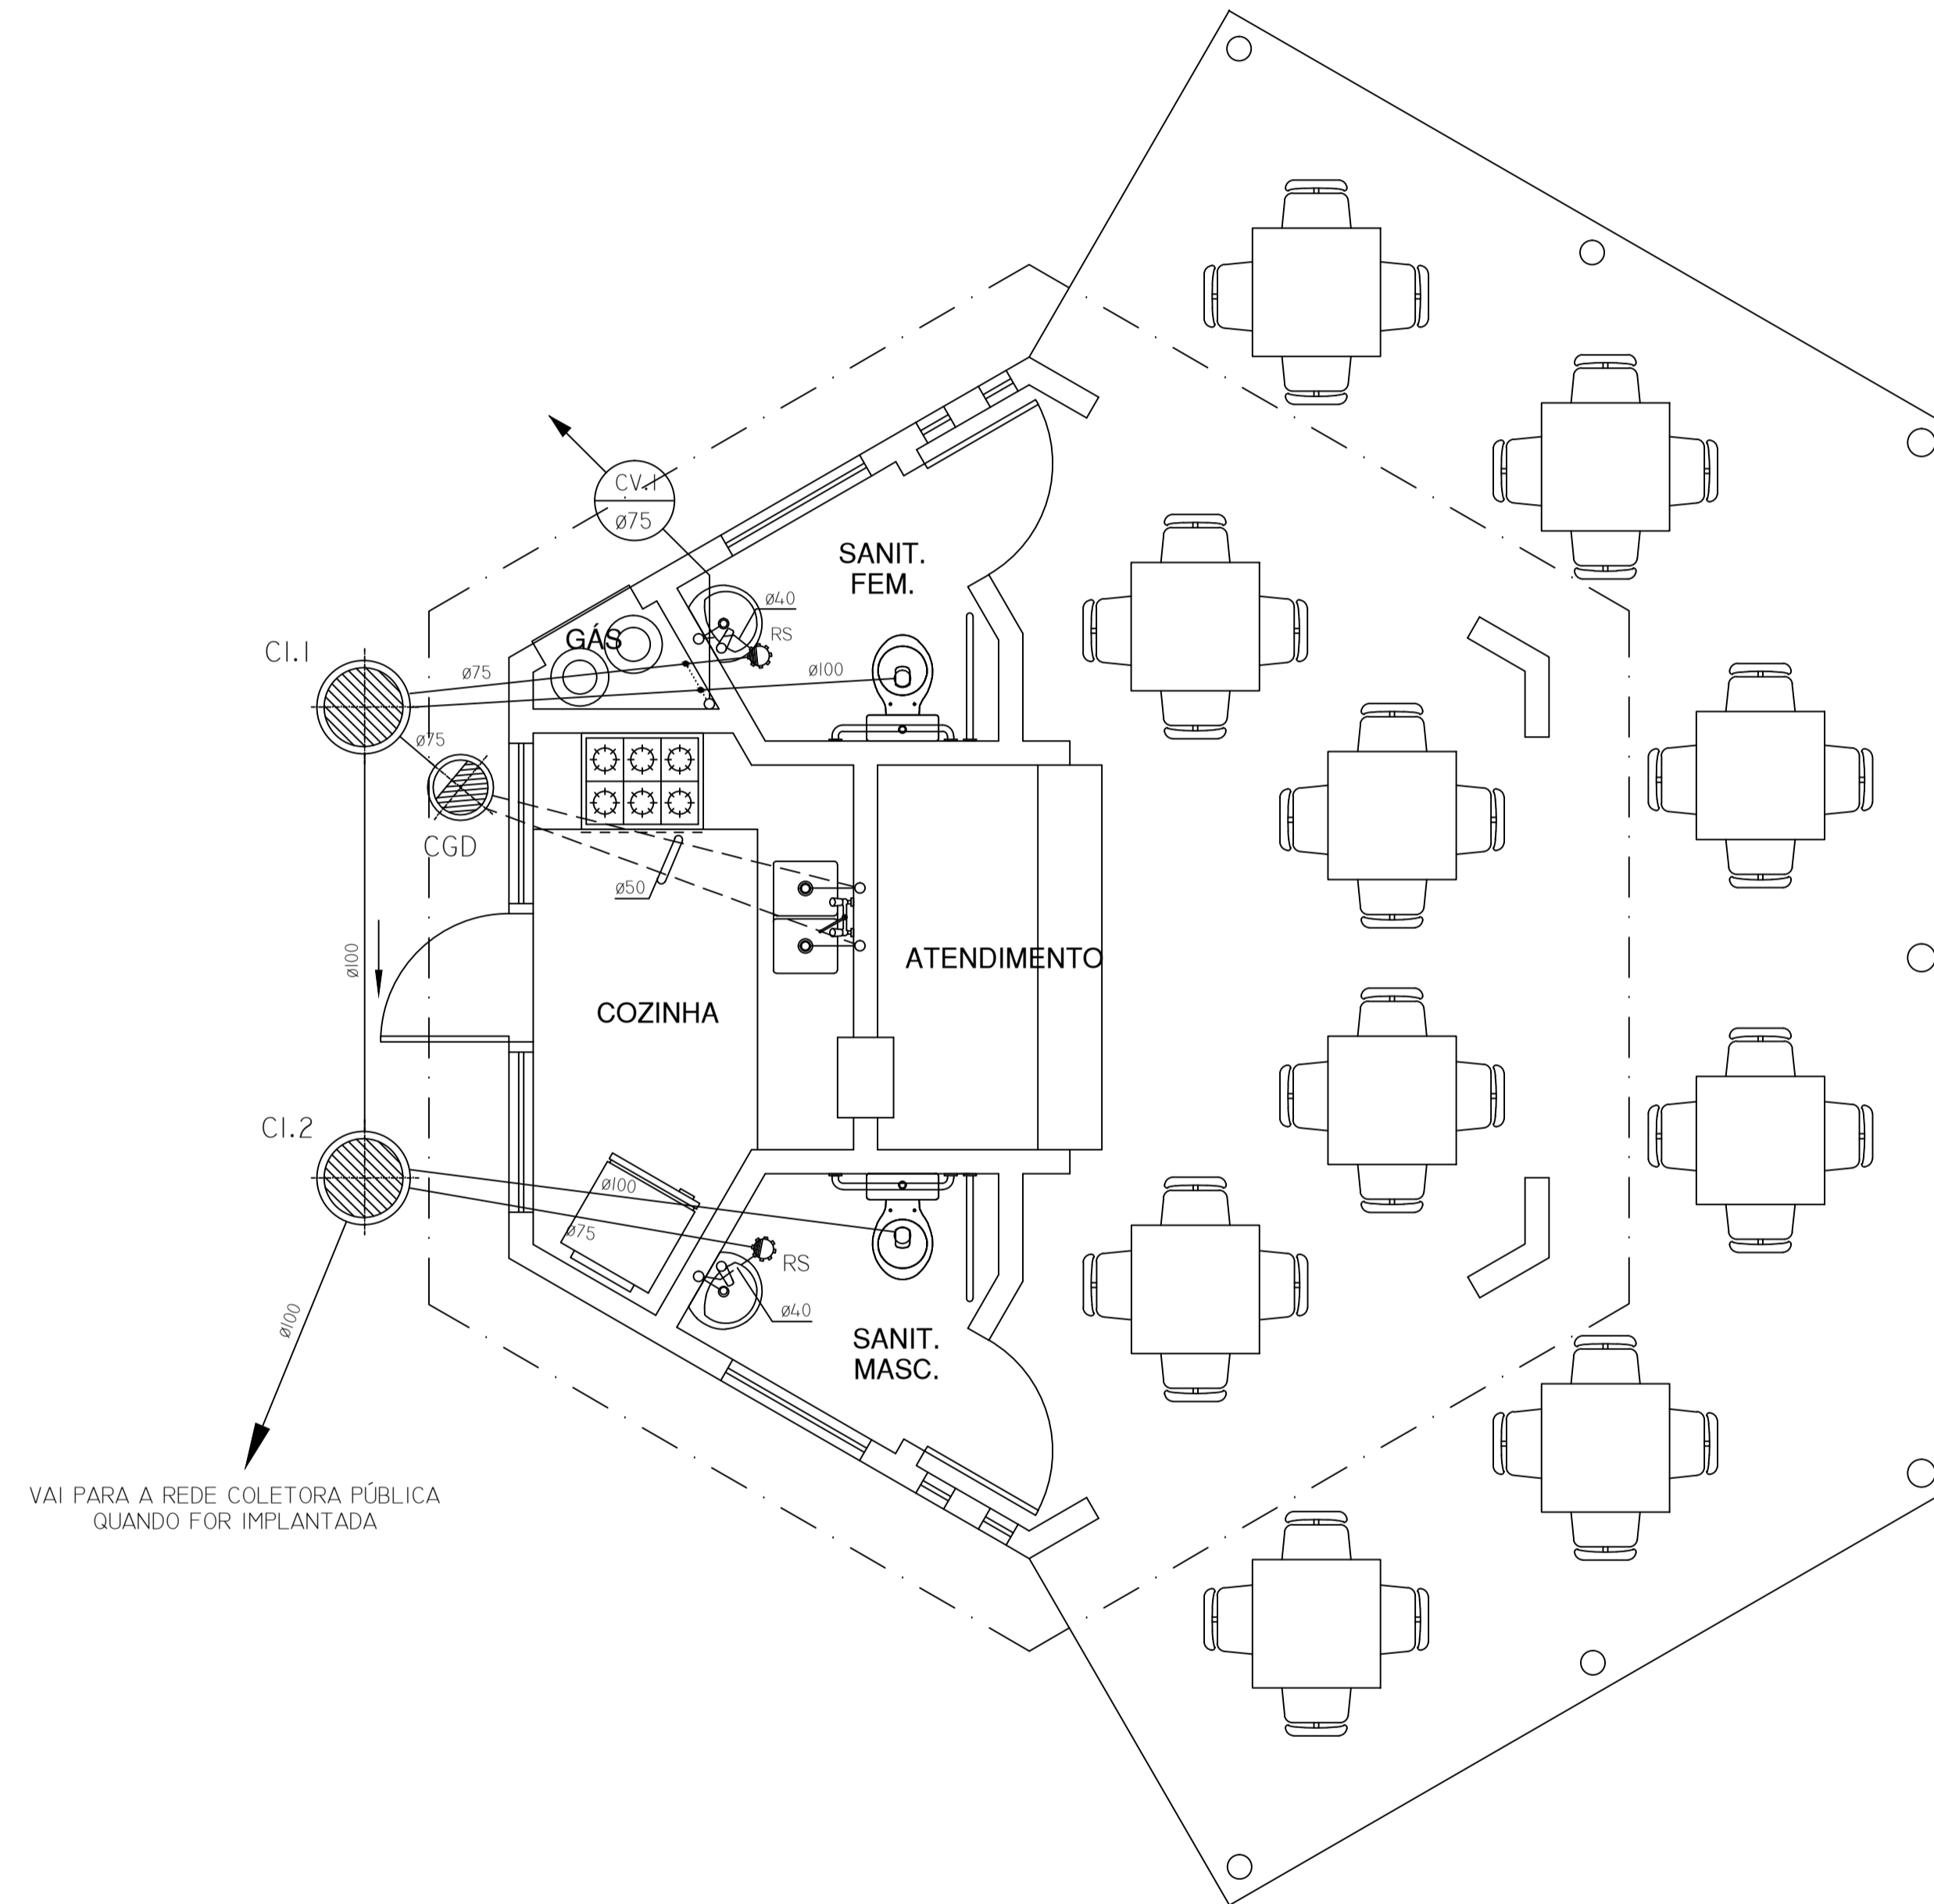


LEGENDA VÁLIDA PARA ESTE DESENHO

-  CI CAIXA DE INSPEÇÃO CONSTRUÍDA COM ANÉIS DE CONCRETO E TAMPÃO DE FERRO FUNDIDO - Ø60cm.
-  CGD CAIXA DE GORDURA DUPLA DE CONCRETO EQUIPADA COM TAMPÃO DE FERRO FUNDIDO.
-  RS RALO SIFONADO DE PVC Ø150MM, FAB. TIGRE OU SIMILAR.
-  TUBO DE PVC RÍGIDO SERIE "R", FAB. TIGRE - ESGOTO PRIMÁRIO.
-  TUBO DE PVC RÍGIDO SERIE "R", FAB. TIGRE - ESGOTO SECUNDÁRIO.
-  TUBO DE PVC RÍGIDO SERIE "R", FAB. TIGRE - VENTILAÇÃO.
-  TUBO QUE DESCE
-  TUBO QUE SOBE
-  COLUNA DE VENTILAÇÃO.



PLANTA BAIXA
ESCALA: 1:50

NOTAS VÁLIDAS PARA ESTE DESENHO

I. DECLIVIDADES MÍNIMAS A SEREM ADOTADAS NAS TUBULAÇÕES DE ESGOTO E ÁGUAS PLUVIAIS.

| | |
|-------------|------|
| Ø40MM..... | 4,0% |
| Ø50MM..... | 4,0% |
| Ø75MM..... | 3,0% |
| Ø100MM..... | 2,0% |

| CONF. DE PENAS | | |
|----------------|---------|-------------|
| COR LAYER | ESPESS. | COR IMPRES. |
| 1 | 0.1 | 7 |
| 2 | 0.2 | 7 |
| 3 | 0.3 | 7 |
| 4 | 0.4 | 7 |
| 5 | 0.5 | 7 |
| 6 | 0.2 | 7 |
| 7 | 0.1 | 7 |
| 8 | 0.1 | 7 |
| 9 | 0.1 | 7 |
| 30 | 0.1 | 7 |
| 50 | 0.1 | 7 |
| 90 | 0.1 | 7 |
| 177 | 0.1 | 7 |
| 250 | 0.1 | 250 |
| 251 | 0.1 | 251 |
| 252 | 0.1 | 252 |
| 253 | 0.1 | 253 |
| 254 | 0.1 | 254 |

PAPER SPACE
ESC.PLOT: 1:1

| REGISTRO DE REVISÕES | | DATA | VISTO |
|----------------------|---|------------|-------|
| 01 | ATENDE AO PARECER TÉCNICO DE 08/11/2010 | 14.11.2010 | |
| 00 | EMIÇÃO DO PROJETO BÁSICO | 20.10.2010 | |

CLIENTE : **MINISTÉRIO DO MEIO AMBIENTE**
SECRETARIA DE RECURSOS HÍDRICOS E AMBIENTE URBANO
DEPARTAMENTO DE REVITALIZAÇÃO DE BACIAS HIDROGRÁFICAS

OBRA: **PARQUE FLUVIAL DE PIRAPORA (MG)**
PROJETO BÁSICO – INSTALAÇÃO DE ESGOTO

DESENHO : **QUIOSQUE DE ALIMENTAÇÃO – PLANTA BAIXA**

| | | | |
|--|-----------------------|----------------|----------|
| PROJETO: | FORMATO : A2 | DES. : ALJOF | DES. Nº: |
| Mocir Moreira Filho C.A.U – A 12030-8 | ESC. : 1:50 | DATA : AGO/203 | PBPESG01 |
| Pedro Moreira Alves C.A.U – A 74365-8 | VISTO : PAULO ROBERTO | MODIFICAÇÕES | |