



**01 IMPLANTAÇÃO-VENTILAÇÃO GAVETAS**  
ESCALA 1:125

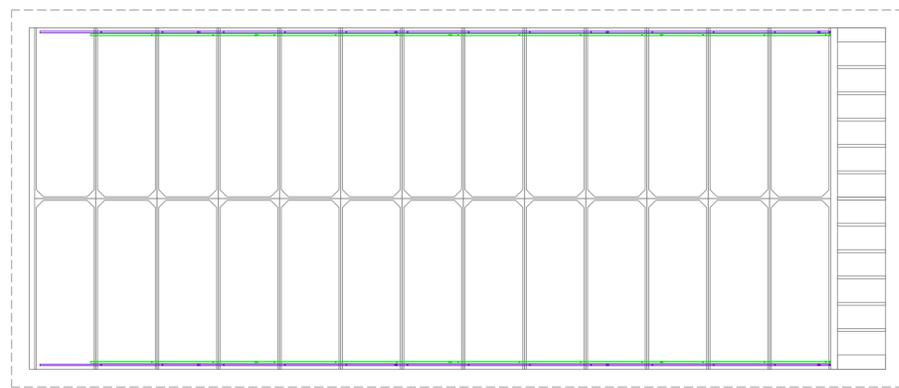


**02 PLANTA BAIXA-TUBULAÇÃO NO BLOCO**  
ESCALA 1:50



**07 LIGAÇÃO GAVETAS**  
ESCALA 1:50

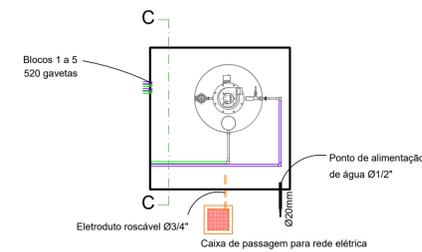


**12 LIGAÇÃO CASA DE MAQUINAS**  
ESCALA 1:50

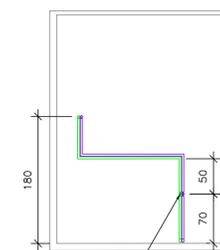


**Registros de esfera CPVC 28mm**

**11 CORTE CC**  
ESCALA 1:50

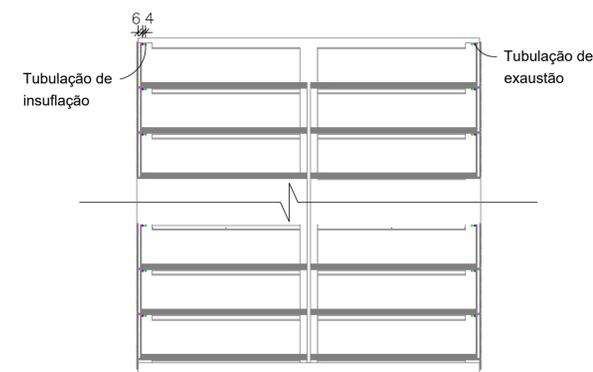


**10 CORTE BB**  
ESCALA 1:75

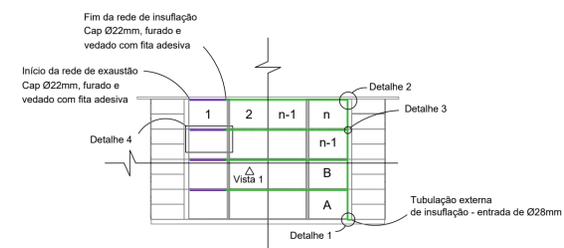


**03 CORTE AA**  
ESCALA 1:75



 
**04 DETALHE 1**  
ESCALA 1:20




**06 DETALHE 3**  
ESCALA 1:20

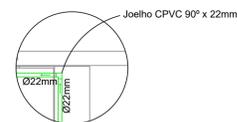

**05 DETALHE 2**  
ESCALA 1:20

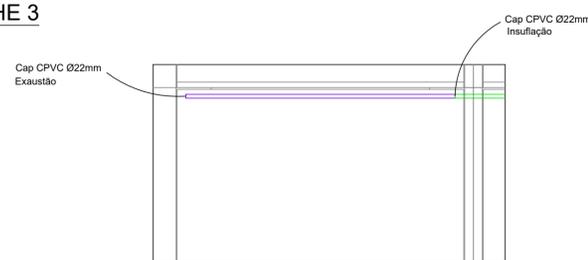

**08 DETALHE 4**  
ESCALA 1:20

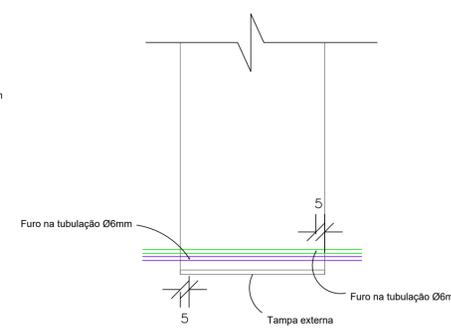

**09 VISTA 1**  
ESCALA 1:20

NOTAS: 1- MEDIDAS EM CENTIMETROS. 2- TODAS AS TUBULAÇÕES DO SISTEMA DE TRATAMENTO DE GASES SERÃO EM CPVC.		
CONTRATADA: <b>CA</b> CARVALHO AMARAL ENGENHARIA	CONTRATANTE: PREFEITURA MUNICIPAL DE PIRAPORA/MG	MUNICÍPIO/ÁREA: MUNICÍPIO DE PIRAPORA/MG
CONTRATADA: R. Anísio de Azevedo, nº 274 Centro, Montes Claros/MG, CEP: 35401-074	CONTRATANTE: R. Anísio de Azevedo, nº 274 Centro, Montes Claros/MG, CEP: 35401-074	MUNICÍPIO/ÁREA: MUNICÍPIO DE PIRAPORA/MG
TÍTULO: PROJETO VENTILAÇÃO CONSTRUÇÃO DE CEMITÉRIO PLANTA BAIXA, DETALHE PASSAGEM TUBULAÇÃO E CORTES	ENDEREÇO DA OBRA: AVENIDA HERCULANO CINTRA MOURÃO	RESPONSÁVEL CONTRATANTE: PREF. MUNICIPAL DE PIRAPORA
DATA: 06/06/2021	ESCALA: INDICADA	PRANCHA: 01/01
ARQUIVO: DE-2021.1690-MG.PIR-ARQ-EXE.001=0		