






PLANTA BAIXA
ESC 1:100

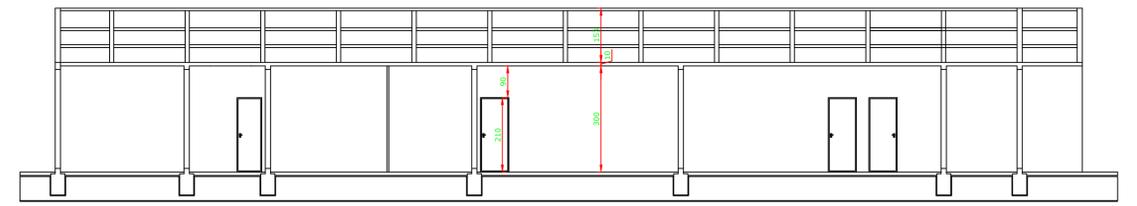

CORTE A/A
ESC 1:100

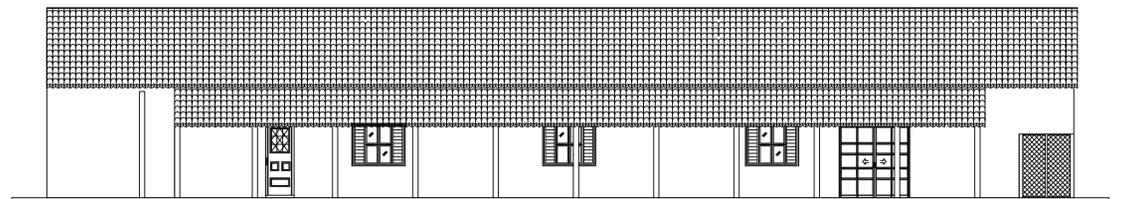


FACHADA
ESC 1:100

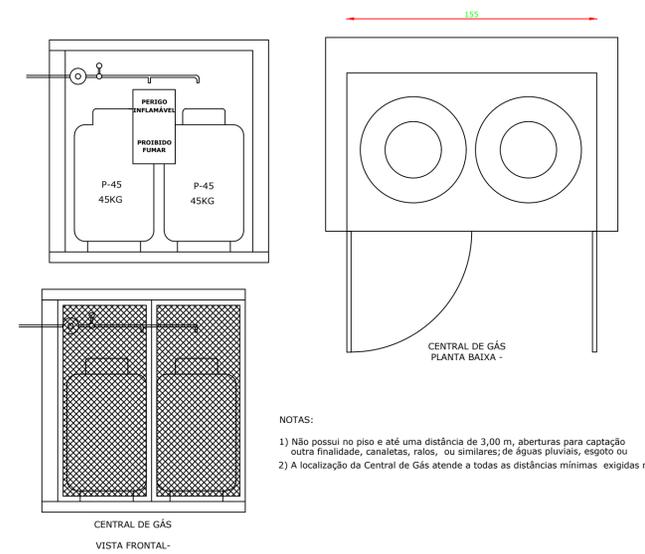

- NOTAS:
- 1) Não possui no piso e até uma distância de 3,00 m, aberturas para captação outra finalidade, canaletas, ralos, ou similares; de águas pluviais, esgoto ou
 - 2) A localização da Central de Gás atende a todas as distâncias mínimas exigidas no Decreto 507 de 23/04/92

LEGENDA GERAL	
	EXTINTORES IT-16 PÓ QUÍMICO (P.O.S.) 2A-20:BC
	DIREÇÃO DE FLUXO DA ROTA DE FUGA
	SAÍDA FINAL DA ROTA DE FUGA
	ILUMINAÇÃO DE EMERGENCIA

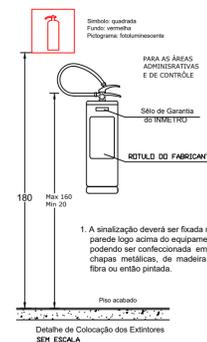

1. A sinalização deverá ser fixada na parede logo acima do equipamento podendo ser confeccionada em chapas metálicas, de madeira, fibra ou então pintada.

SEN ESCALA

SINALIZAÇÃO DE ORIENTAÇÃO E SALVAMENTO				
CÓDIGO	SÍMBOLO	SIGNIFICADO	FORMA E COR	APLICAÇÃO
S1 e S2		SAÍDA DE EMERGENCIA	SÍMBOLO: RETANGULAR FUNDO: VERDE PICTOGRAMA: FOTOLUMINESCENTE	INDICAÇÃO DO SENTIDO (ESQUERDA OU DIREITA) DE UMA SAÍDA DE EMERGENCIA, ESPECIALMENTE PARA SER FIXADO EM COLUNAS TAMANHO: (30x20)cm
S12		SAÍDA DE EMERGENCIA	SÍMBOLO: RETANGULAR FUNDO: VERDE MENSAGEM "SAÍDA" E OU PICTOGRAMA E OU SETA DIRECIONAL FOTOLUMINESCENTE, COM ALTURA DE LETRA SEMPRE ≥ 50 MM	INDICAÇÃO DE SAÍDA DE EMERGENCIA, UTILIZADA COMO COMPLEMENTAÇÃO DO PICTOGRAMA FOTOLUMINESCENTE (SETA OU IMAGEM, OU AMBOS) TAMANHO: (30x20)cm
E5 ou E6		EXTINTOR DE INCENDIO	SÍMBOLO: QUADRADO FUNDO: VERMELHO PICTOGRAMA: FOTOLUMINESCENTE	INDICAÇÃO DE LOCALIZAÇÃO DOS EXTINTORES DE INCENDIO TAMANHO: (31,3x31,3)cm

Folha 1/2	PROJETO TÉCNICO - SIMPLIFICADO	ESCALA 1:100
Assunto: PROJETO DE PROTEÇÃO CONTRA INCENDIO		
Ocupação: E-5 - PRÉ-ESCOLA - CRECHE		
Local: RUA FLORIANO DINIZ, Nº 603 - BAIRRO BOM JESUS - PIRAPORA-MG		
Proprietário: PREFEITURA MUNICIPAL DE PIRAPORA		
Resp. Técnico: ANTONIO APARECIDO DE SOUZA GOMES FILHO - CREA/MG 188.230/D		
Área Construída: 689,5 m²		Área do terreno: 1.518,31 m²
Desenhista:		