




CORTE A/A
ESC 1:100

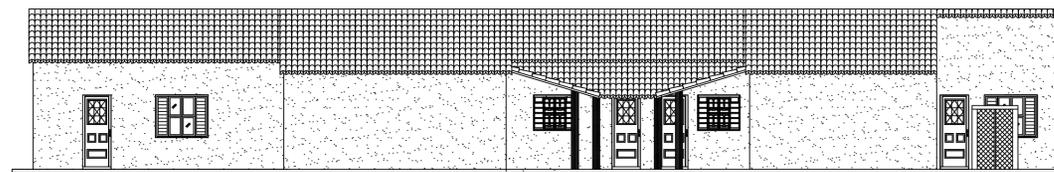


FACHADA
ESC 1:100

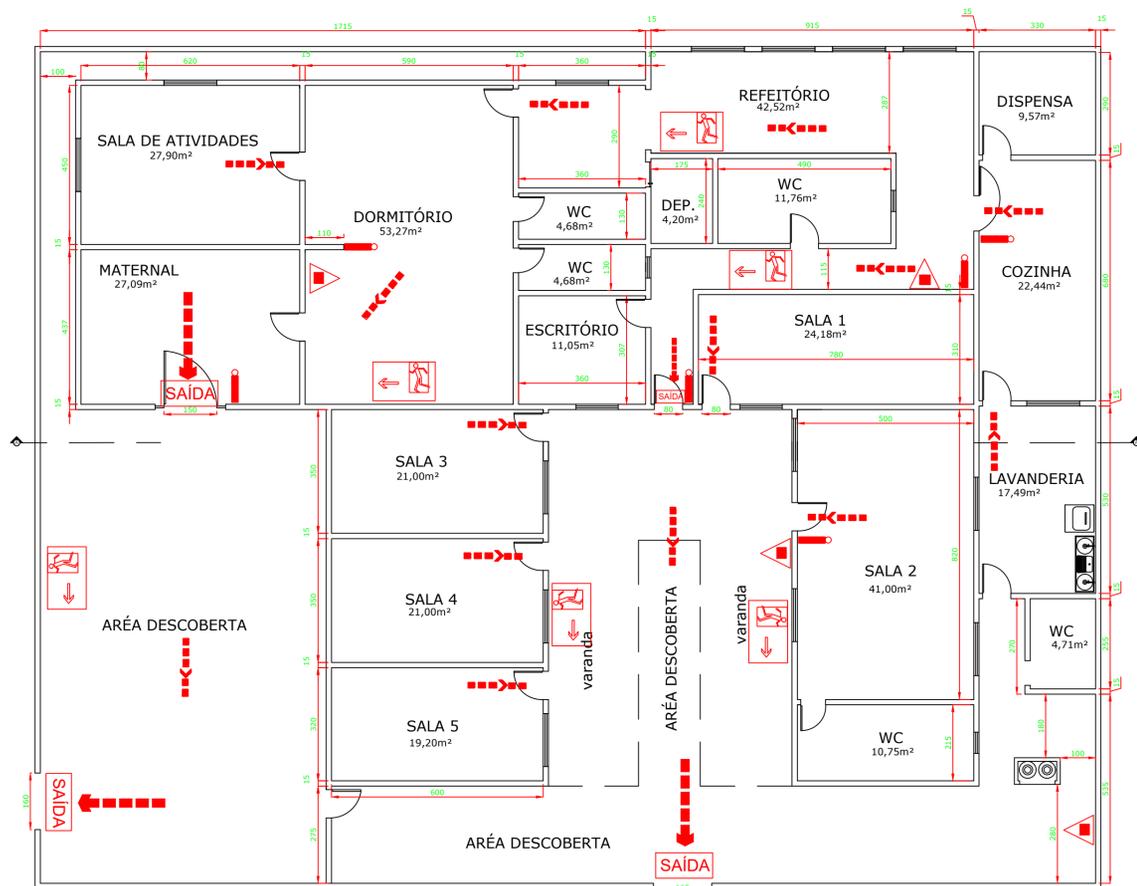


PLANTA BAIXA
ESC 1:100

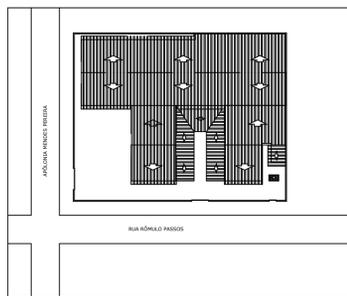

SITUAÇÃO
ESC 1:100

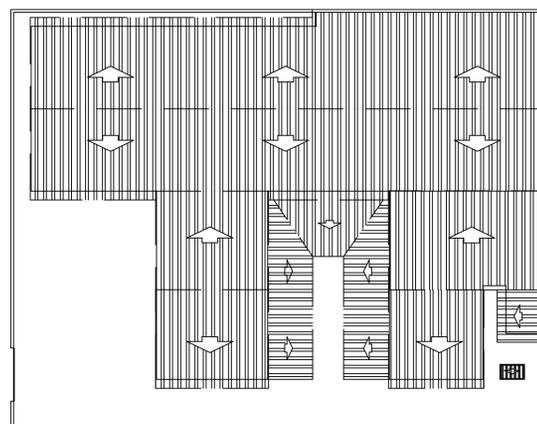


COBERTURA
ESC 1:200

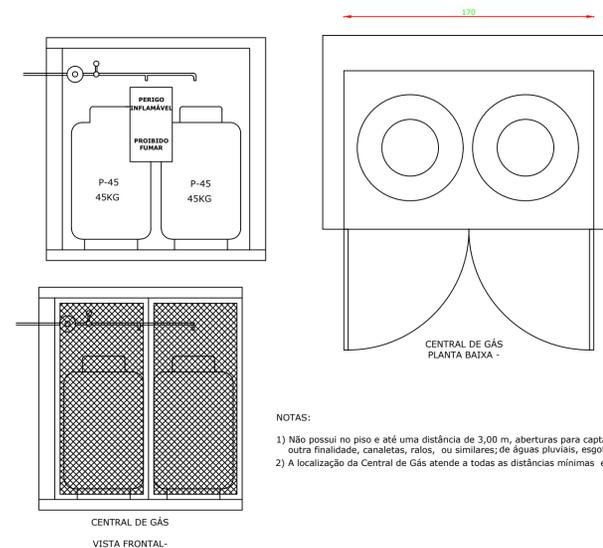

NOTAS:

- 1) Não possui no piso e até uma distância de 3,00 m, aberturas para captação outra finalidade, canalizas, ralos, ou similares; de águas pluviais, esgoto ou
- 2) A localização da Central de Gás atende a todas as distâncias mínimas exigidas no Decreto 507 de 23/04/92

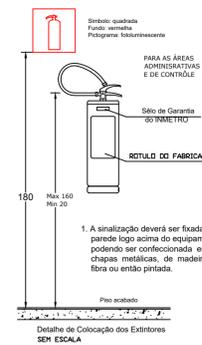

1. A sinalização deverá ser fixada na parede logo acima do equipamento podendo ser confeccionada em chapas metálicas, de madeira, fibra ou então pintada.

Detalhe de Colocação dos Extintores
SEM ESCALA

SINALIZAÇÃO DE ORIENTAÇÃO E SALVAMENTO				
CÓDIGO	SÍMBOLO	SIGNIFICADO	FORMA E COR	APLICAÇÃO
S1 e S2		SAÍDA DE EMERGÊNCIA	SÍMBOLO: RETANGULAR FUNDO: VERDE PICTOGRAMA: FOTOLUMINESCENTE	INDICAÇÃO DO SENTIDO (ESQUERDA OU DIREITA) DE UMA SAÍDA DE EMERGÊNCIA, ESPECIALMENTE PARA SER FIXADO EM COLUNAS TAMANHO: (30x20)cm
S12		SAÍDA DE EMERGÊNCIA	SÍMBOLO: RETANGULAR FUNDO: VERDE MENSAGEM "SAÍDA" E OU PICTOGRAMA E OU SETA DIRECIONAL FOTOLUMINESCENTE, COM ALTURA DE LETRA SEMPRE ≥ 50 MM	INDICAÇÃO DE SAÍDA DE EMERGÊNCIA, UTILIZADA COMO COMPLEMENTAÇÃO DO PICTOGRAMA FOTOLUMINESCENTE (SETA OU IMAGEM, OU AMBOS) TAMANHO: (30x20)cm
E5 ou E6		EXTINTOR DE INCÊNDIO	SÍMBOLO: QUADRADO FUNDO: VERMELHO PICTOGRAMA: FOTOLUMINESCENTE	INDICAÇÃO DE LOCALIZAÇÃO DOS EXTINTORES DE INCÊNDIO TAMANHO: (31,3x31,3)cm

LEGENDA GERAL	
	EXTINTORES IT-16 PÓ QUÍMICO (P.Q.S.) 2A-20-BC
	DIREÇÃO DE FLUXO DA ROTA DE FUGA
	SAÍDA FINAL DA ROTA DE FUGA
	ILUMINAÇÃO DE EMERGÊNCIA

RESUMO DAS ÁREAS ÚTEIS

LOCAL	ÁREAS (m ²)
SALA 01	24,18 m ²
SALA 02	41,00 m ²
SALA 03	21,00 m ²
SALA 04	21,00 m ²
SALA 05	19,20 m ²
LAVANDERIA	17,49 m ²
COZINHA	22,44 m ²
DISPENSA	9,57 m ²
ESCRITÓRIO	11,05 m ²
DORMITÓRIO	53,27 m ²
REFEITÓRIO	42,52 m ²
SALA DE ATIVIDADE	27,90 m ²
MATERNAL	27,09 m ²
ÁREA TOTAL	337,71 m²

Folha 1/1	PROJETO TÉCNICO - SIMPLIFICADO	ESCALA 1:100
BOMBEIRO.jpg	Assunto: PROJETO DE PROTEÇÃO CONTRA INCÊNDIO	
	Ocupação: E-5 - PRÉ-ESCOLA - CRECHE	
	Local: RUA APOLÔNIA MENDES PEREIRA, S/Nº - BAIRRO CÍCERO PASSOS - PIRAPORA-MG	
	Proprietário: PREFEITURA MUNICIPAL DE PIRAPORA	
EQUIPAMENTO CONTRA INCÊNDIO	Resp. Técnico: ANTONIO APARECIDO DE SOUZA GOMES FILHO - CREA/MG 188.230/D	
	Área Construída: 492,12 m ²	Área do terreno: 719,36 m ²
	Desenhista:	