




PLANTA BAIXA
ESC 1/100

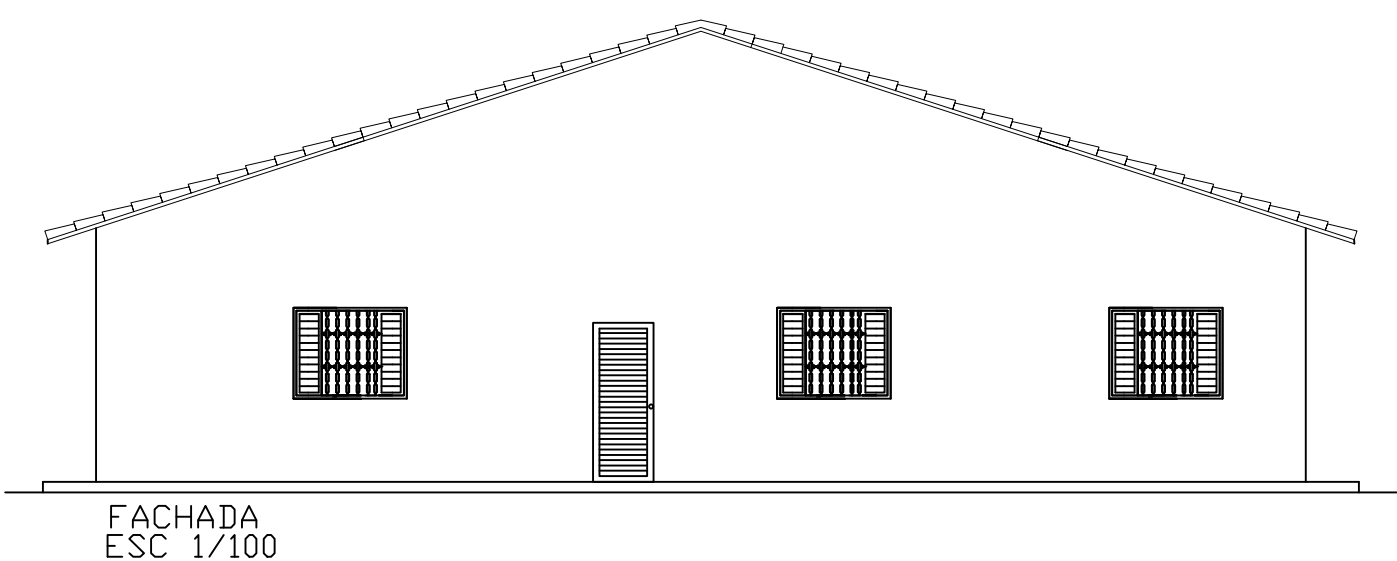


FACHADA
ESC 1/100

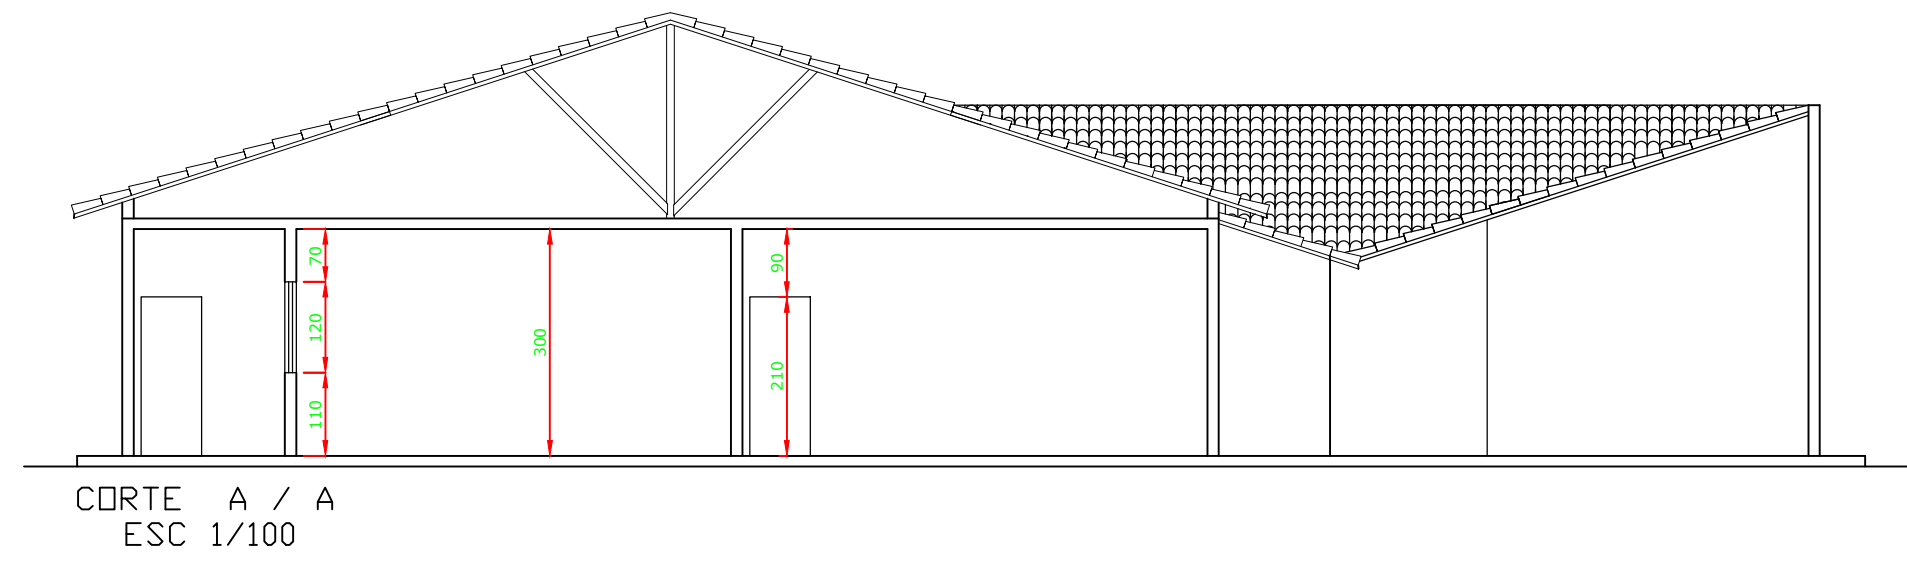


CORTE A / A
ESC 1/100

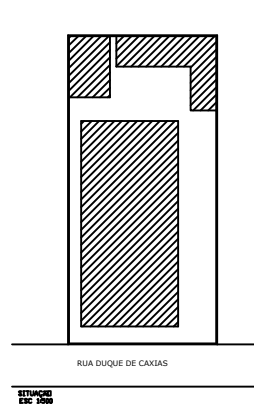


EXTINTOR DE INCENDIO

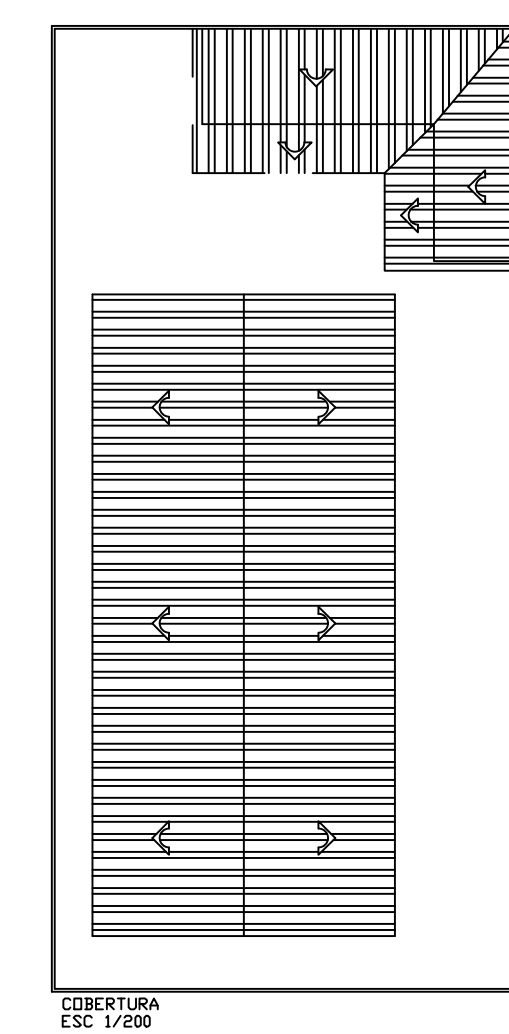

COBERTURA
ESC 1/200

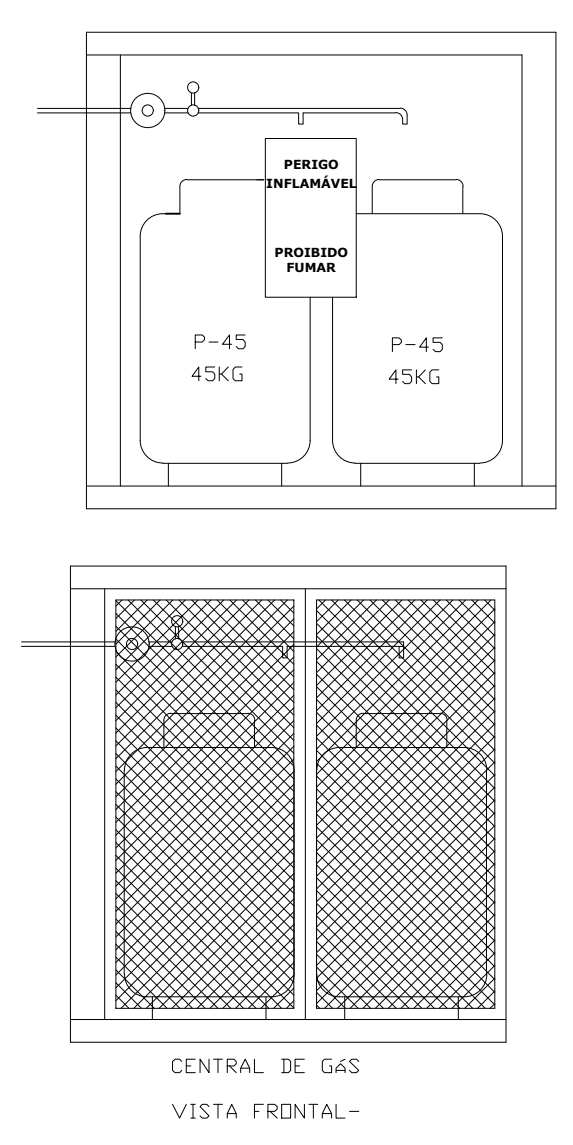


CENTRAL DE GÁS
VISTA FRONTAL -

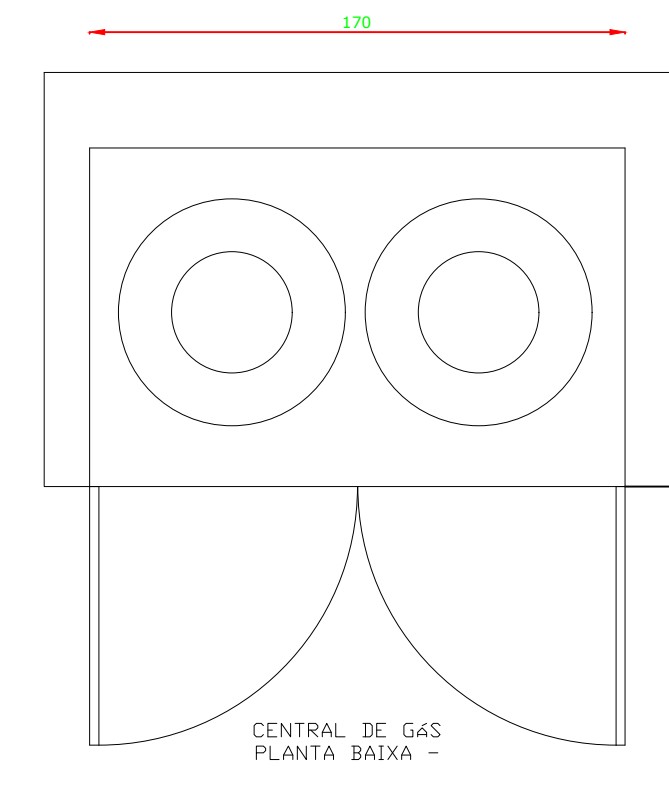

CENTRAL DE GÁS
PLANTA BAIXA -

- NOTAS:
- 1) Não possui no piso e até uma distância de 3,00 m, aberturas para captação de outra finalidade, canaletas, ralos, ou similares; de águas pluviais, esgoto ou
 - 2) A localização da Central de Gás atende a todas as distâncias mínimas exigidas no Decreto 507 de 23/04/92

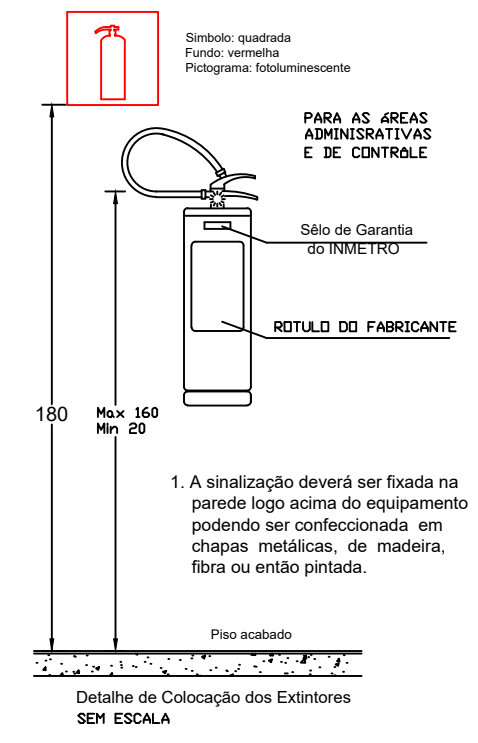

Detalhe de Colocação dos Extintores SEM ESCALA

LEGENDA GERAL	
	EXTINTORES IT-16 PÓ QUÍMICO (P.Q.S.) 20-BC
	EXTINTORES IT-16 ÁGUA PRESSURIZADA (A.P.) 2-A
	DIREÇÃO DE FLUXO DA ROTA DE FUGA
	SAIDA FINAL DA ROTA DE FUGA
	ILUMINAÇÃO DE EMERGENCIA

SINALIZAÇÃO DE ORIENTAÇÃO E SALVAMENTO				
CÓDIGO	SÍMBOLO	SIGNIFICADO	FORMA E COR	APLICAÇÃO
S1 e S2		SAIDA DE EMERGENCIA	SÍMBOLO: RETANGULAR FUNDO: VERDE PICTOGRAMA: FOTOLUMINESCENTE	INDICAÇÃO DO SENTIDO (ESQUERDA OU DIREITA) DE UMA SAIDA DE EMERGENCIA, ESPECIALMENTE PARA SER FIXADO EM COLUMNAS TAMANHO: (30x20)cm INDICAÇÃO DO SENTIDO (ESQUERDA OU DIREITA) DE UMA SAIDA DE EMERGENCIA TAMANHO: (30x20)cm
S12		SAIDA DE EMERGENCIA	SÍMBOLO: RETANGULAR FUNDO: VERDE MENSAGEM "SAIDA" E OU PICTOGRAMA E OU SETA DIRECIONAL FOTOLUMINESCENTE, COM ALTURA DE LETRA SEMPRE ≥ 50 MM	INDICAÇÃO DE SAIDA DE EMERGENCIA UTILIZADA COMO COMPLEMENTAÇÃO DO PICTOGRAMA FOTOLUMINESCENTE (SETA OU IMAGEM, OU AMBOS) TAMANHO: (30x20)cm
E5 ou E6		EXTINTOR DE INCENDIO	SÍMBOLO: QUADRADO FUNDO: VERMELHO PICTOGRAMA: FOTOLUMINESCENTE	INDICAÇÃO DE LOCALIZAÇÃO DOS EXTINTORES DE INCENDIO TAMANHO: (31,3x31,3)cm

ÁREAS ÚTEIS	
BERÇÁRIO 1	63,51 m ²
REFEITÓRIO	57,90 m ²
COZINHA	17,32 m ²
DESPENSA	14,05 m ²
DEPOSITO	19,36 m ²
ESCRITÓRIO	16,81 m ²
SALA 1	17,10 m ²
SALA 2	27,02 m ²
SALA 3	26,73 m ²
SALA 4	15,68 m ²
MATERNAL 2	23,76 m ²
MATERNAL 1	39,20 m ²
BERÇÁRIO 2	61,03 m ²
AREA TOTAL	399,47

Folha 1/1	PROJETO TÉCNICO - SIMPLIFICADO	ESCALA 1:100
Assunto: PROJETO DE PROTEÇÃO CONTRA INCÊNDIO		
Ocupação: E-5 - PRÉ-ESCOLA - CRECHE		
Local: RUA DUQUE DE CAXIAS, Nº 659 - BAIRRO INDUSTRIAL - PIRAPORA-MG		
Proprietário: PREFEITURA MUNICIPAL DE PIRAPORA		
Resp. Técnico: ANTÔNIO APARECIDO S. GOMES FILHO - CREA/MG 188.230/D		
Área Construída: 713,35m ²		Área do terreno: 1.257,06 m ²
Desenhista:		

PLANTA DE COMBATE A INCÊNDIO