




CORTE A/A
ESC 1/100

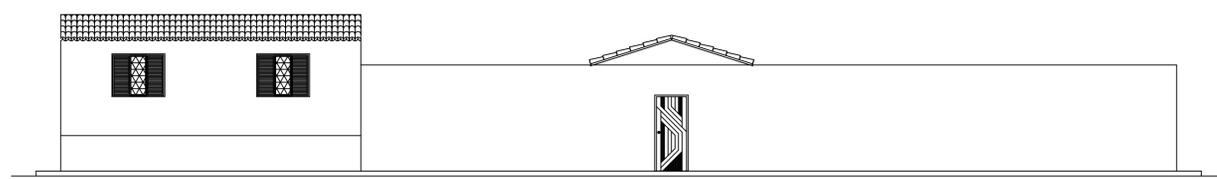

FACHADA
ESC 1/100

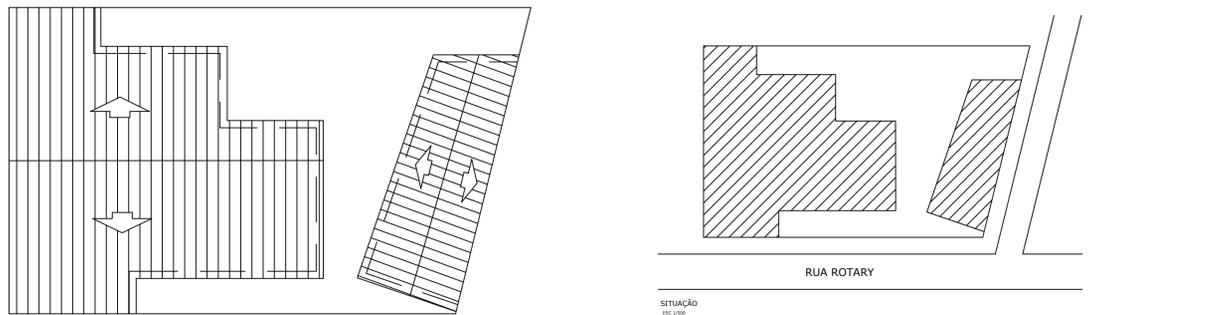

COBERTURA
ESC 1/200

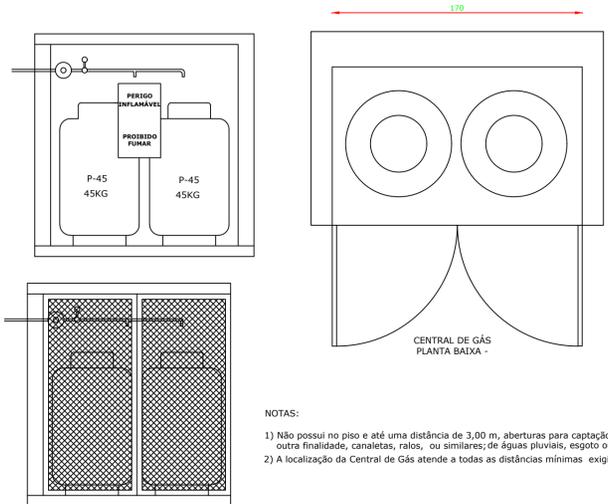


NOTAS:
1) Não possui no piso e até uma distância de 3,00 m, aberturas para captação outra finalidade, canalietas, ralos, ou similares de águas pluviais, esgoto ou
2) A localização da Central de Gás atende a todas as distâncias mínimas exigidas no Decreto 507 de 23/04/92


CENTRAL DE GÁS
VISTA FRONTAL

RESUMO DAS ÁREAS ÚTEIS


LOCAL	ÁREAS (m ²)
BERÇÁRIO 01	16,72 m ²
BERÇÁRIO 02	38,54 m ²
MATERNAL 01	17,60 m ²
MATERNAL 02	20,00 m ²
ESCRITÓRIO	11,72 m ²
DEPÓSITO	5,36 m ²
DISPENSA	20,00 m ²
REFEITÓRIO	32,66 m ²
COZINHA	17,67 m ²
ÁREA DE SERVIÇO	15,09 m ²
SALA DE AULA 01	34,78 m ²
SALA DE AULA 02	53,64 m ²
LAVANDERIA	42,56 m ²
ÁREA TOTAL	326,34 m²

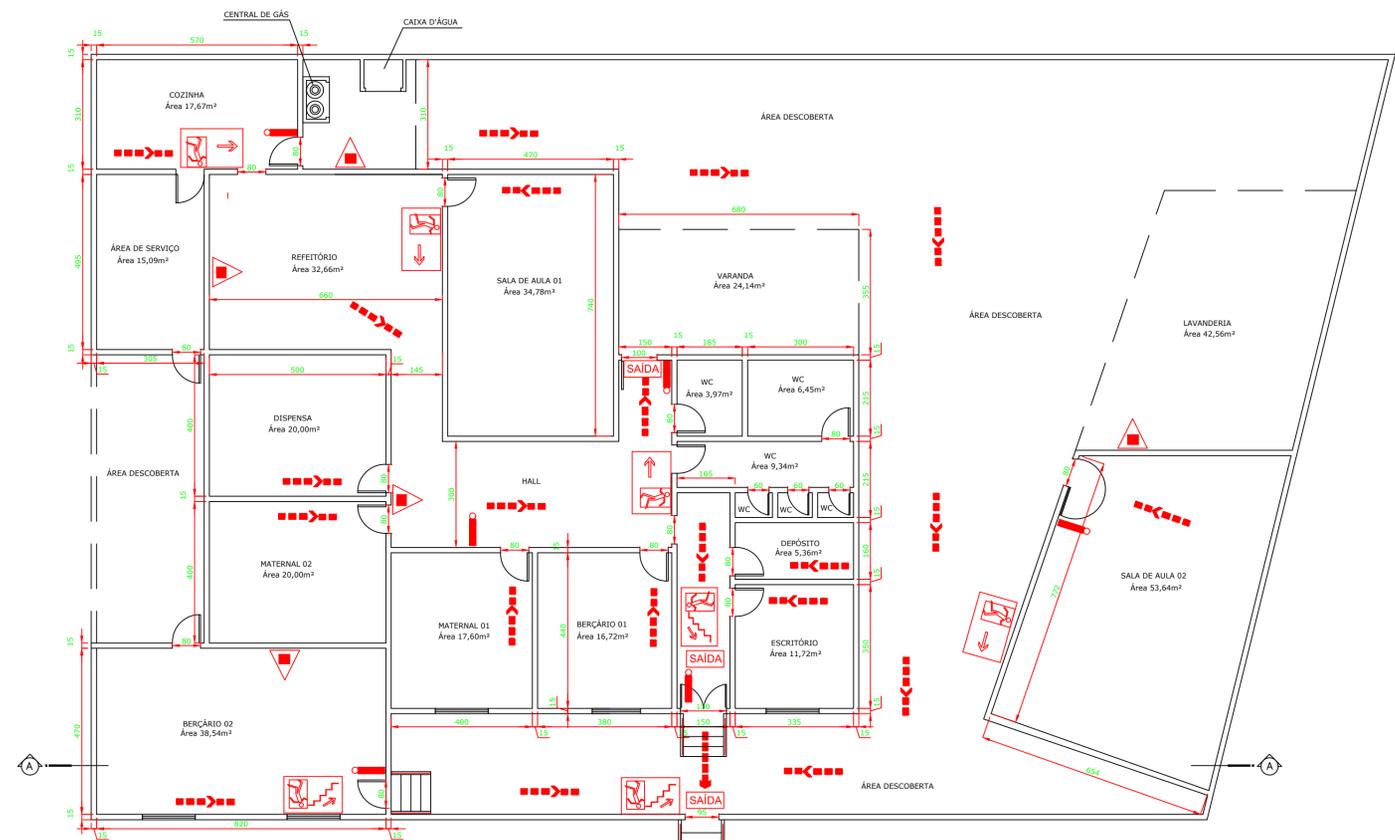

PLANTA BAIXA
ESC 1/100

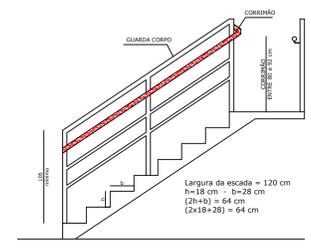

DETALHE GUARDA CORPO E CORRIMÃO DA ESCADA

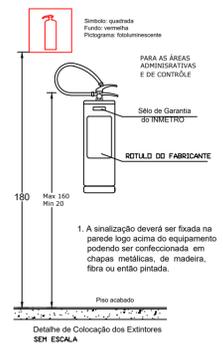

1. A sinalização deverá ser fixada na parede logo acima do equipamento podendo ser confeccionada em chapas metálicas, de madeira, fibra ou então pintada.

LEGENDA GERAL	
	EXTINTORES IT-16 PÓ QUÍMICO (P.Q.S.) 2A-20-BC
	DIREÇÃO DE FLUXO DA ROTA DE FUGA
	SAÍDA FINAL DA ROTA DE FUGA
	ILUMINAÇÃO DE EMERGENCIA

SINALIZAÇÃO DE ORIENTAÇÃO E SALVAMENTO				
CÓDIGO	SÍMBOLO	SIGNIFICADO	FORMA E COR	APLICAÇÃO
S8		ESCALA DE EMERGENCIA	SÍMBOLO: RETANGULAR FUNDO: VERDE PICTOGRAMA: FOTOLUMINESCENTE	INDICAÇÃO DO SENTIDO DE FUGA NO INTERIOR DAS ESCADAS. INDICAÇÃO DO SENTIDO ESQUERDA OU DIREITA, DESCENDO OU SUBINDO. O DESENHO INDICATIVO DEVE SER POSICIONADO DE ACORDO COM O SENTIDO A SER SINALIZADO. TAMANHO: (30x20)cm.
S1 e S2		SAÍDA DE EMERGENCIA	SÍMBOLO: RETANGULAR FUNDO: VERDE PICTOGRAMA: FOTOLUMINESCENTE	INDICAÇÃO DO SENTIDO (ESQUERDA OU DIREITA) DE UMA SAÍDA DE EMERGENCIA, ESPECIALMENTE PARA SER FIXADO EM COLUNAS. TAMANHO: (30x20)cm
S12		SAÍDA DE EMERGENCIA	SÍMBOLO: RETANGULAR FUNDO: VERDE MENSAGEM "SAÍDA" E OU PICTOGRAMA E OU SETA DIRECIONAL FOTOLUMINESCENTE. COM ALTURA DE LETRA SEMPRE ≥ 50 MM	INDICAÇÃO DE SAÍDA DE EMERGENCIA, UTILIZADA COMO COMPLEMENTAÇÃO DO PICTOGRAMA FOTOLUMINESCENTE (SETA OU IMAGEM, OU AMBOS). TAMANHO: (30x20)cm
E5 ou E6		EXTINTOR DE INCENDIO	SÍMBOLO: QUADRADO FUNDO: VERMELHO PICTOGRAMA: FOTOLUMINESCENTE	INDICAÇÃO DE LOCALIZAÇÃO DOS EXTINTORES DE INCENDIO. TAMANHO: (31,3x31,3)cm

Folha 1/1	PROJETO TÉCNICO - SIMPLIFICADO	ESCALA 1:100
Assunto:	PROJETO DE PROTEÇÃO CONTRA INCÊNDIO	
Local:	RUA ROTARY, Nº 237-B - BAIRRO NOSSA SENHORA APARECIDA - PIRAPORA-MG	
Proprietário:	PREFEITURA MUNICIPAL DE PIRAPORA	
Resp. Técnico:	ANTONIO APARECIDO DE SOUZA GOMES FILHO - CREA/MG 188.230/D	
Área Construída:	482,10 m ²	Área do terreno: 742,24 m ²
Desenhista:		