


Muro de tijolos h = 3m

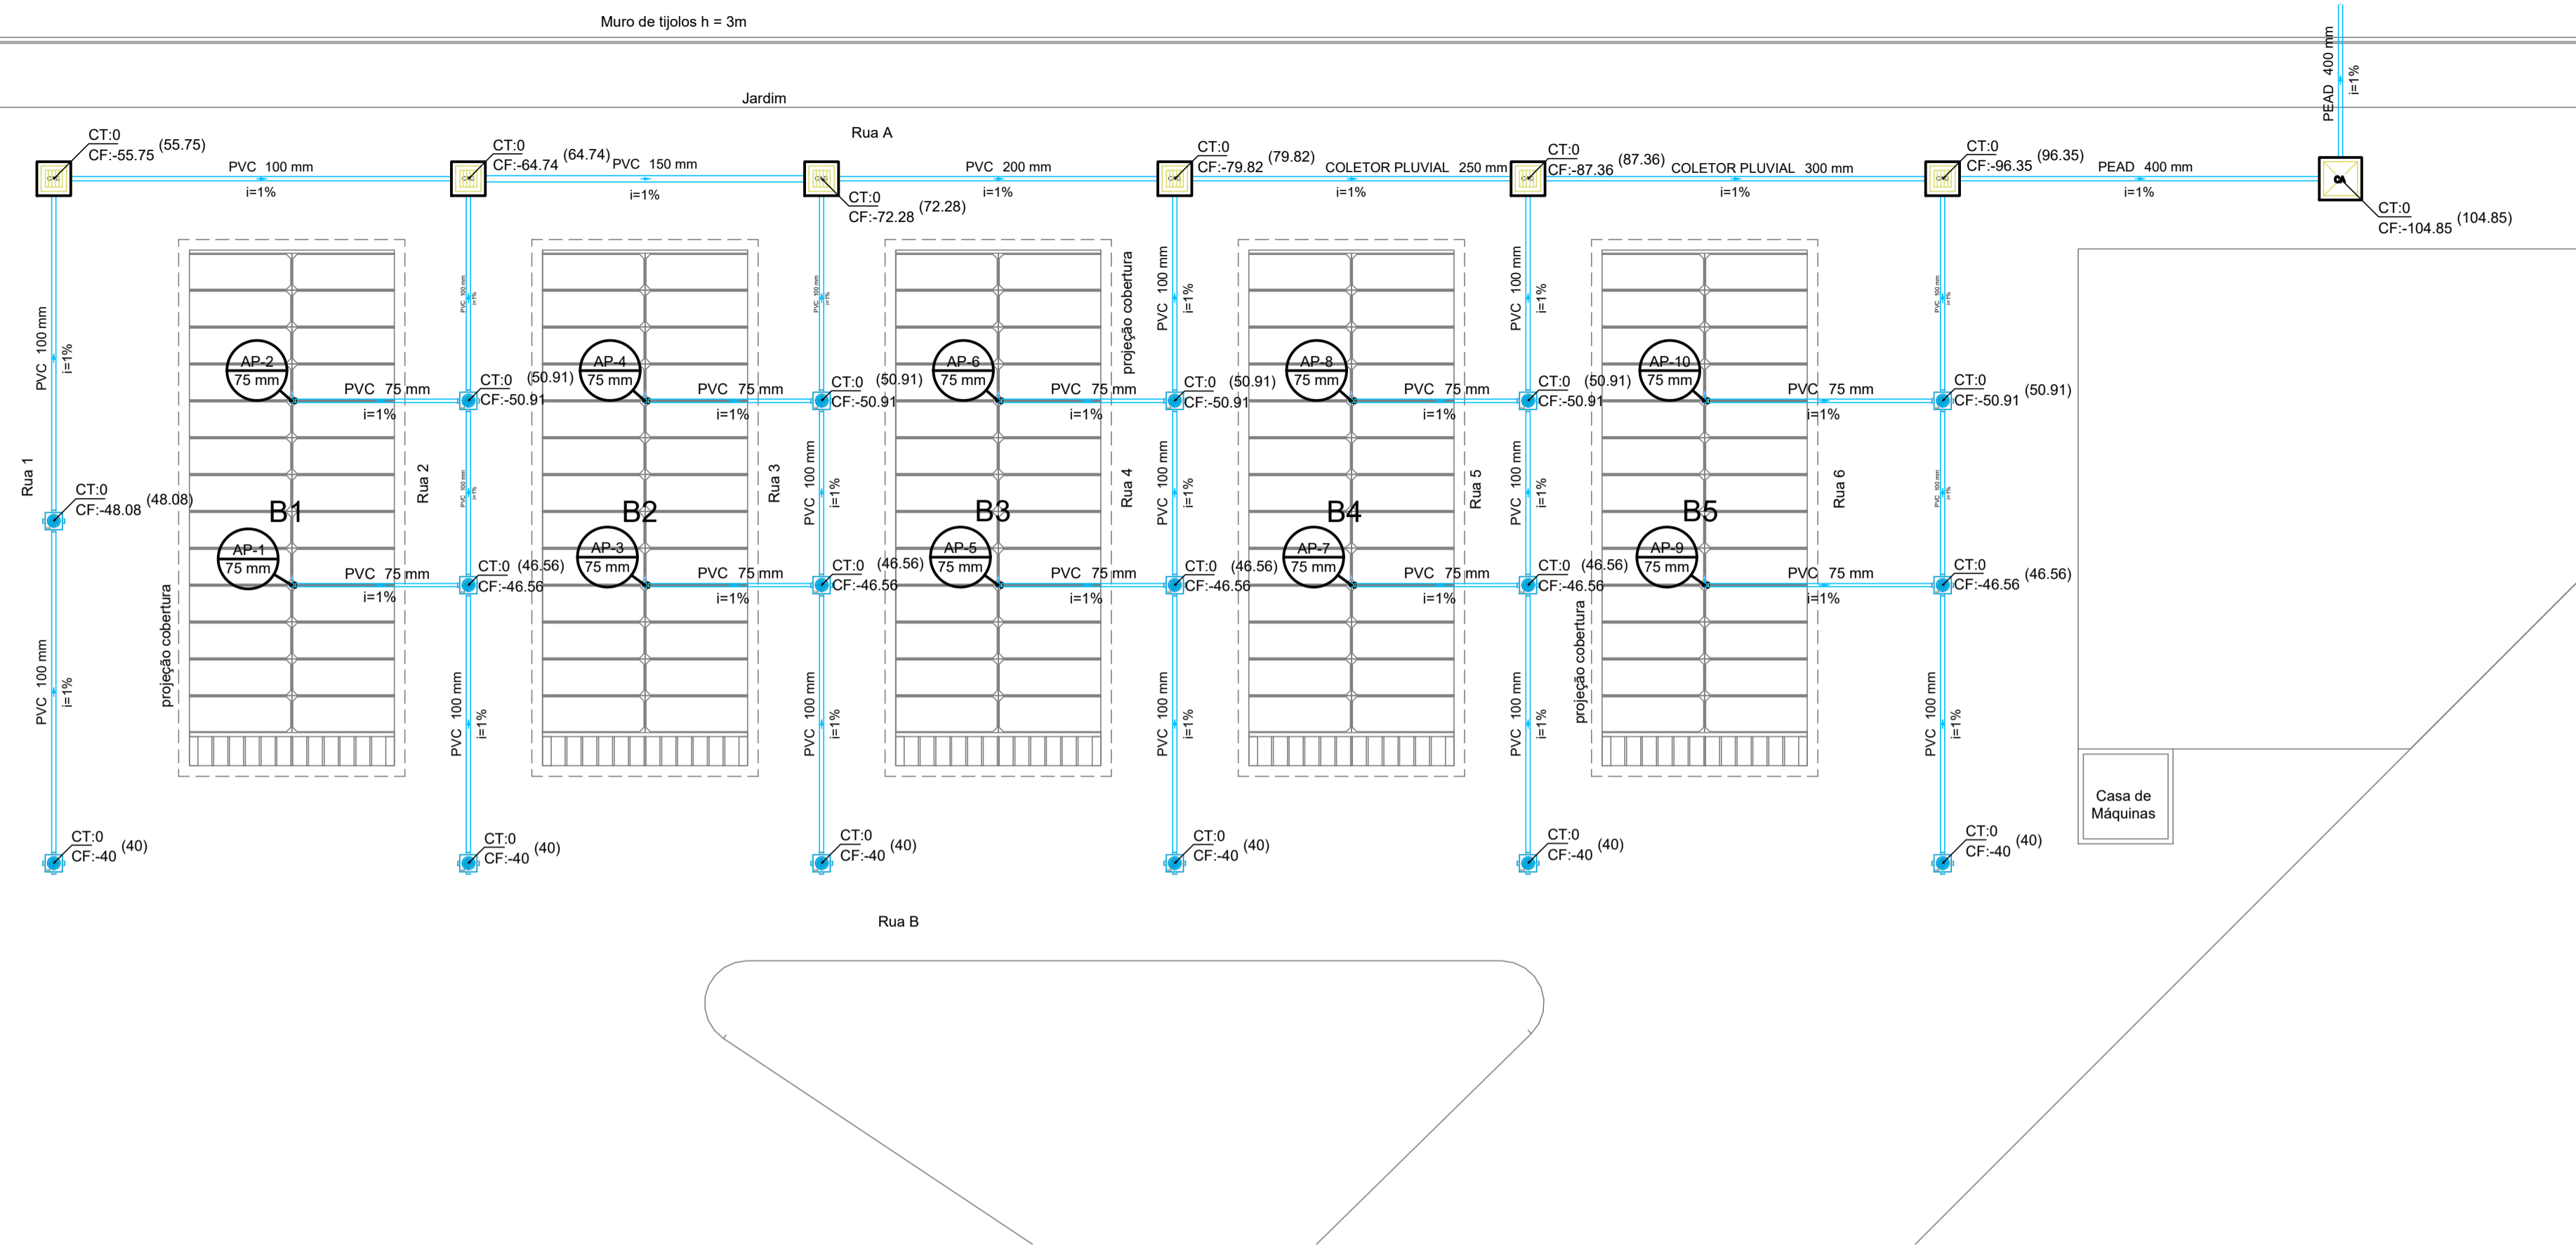


Lista de materiais	
Pluvial	
Caixas de Passagem	
Caixa de areia pluvial PVC	
CA PVC - 30 cm	17 pc
Caixa de areia pluvial com grelha	
CAG- 60x60cm	6 pc
Caixa de areia pluvial sem grelha	
CA- 80x80 cm	1 pc
PVC Esgoto	
Joelho 90	
75 mm	10 pc
Tubo rígido c/ ponta lisa	
100 mm - 4"	139.85 m
150 mm - 6"	7.54 m
75 mm - 3"	44.3 m

Legenda de condutos	
Pluvial	

Legenda detalhada	
	Caixa de areia pluvial simples
	Caixas de Passagem
	Caixa de areia pluvial sem grelha
	CA- 80x80 cm
	1pc
	Caixa de areia pluvial PVC
	Caixas de Passagem
	Caixa de areia pluvial com grelha
	CA PVC - 30 cm
	1pc
	Caixa de areia pluvial c/grelha
	Caixas de Passagem
	Caixa de areia pluvial com grelha
	CAG- 60x60cm
	1pc
	Joelho 90- coluna bolsa
	PVC Esgoto
	Joelho 90
	75 mm
	1pc

01 PLANTA BAIXA- DRENAGEM PLUVIAL
ESCALA 1:125

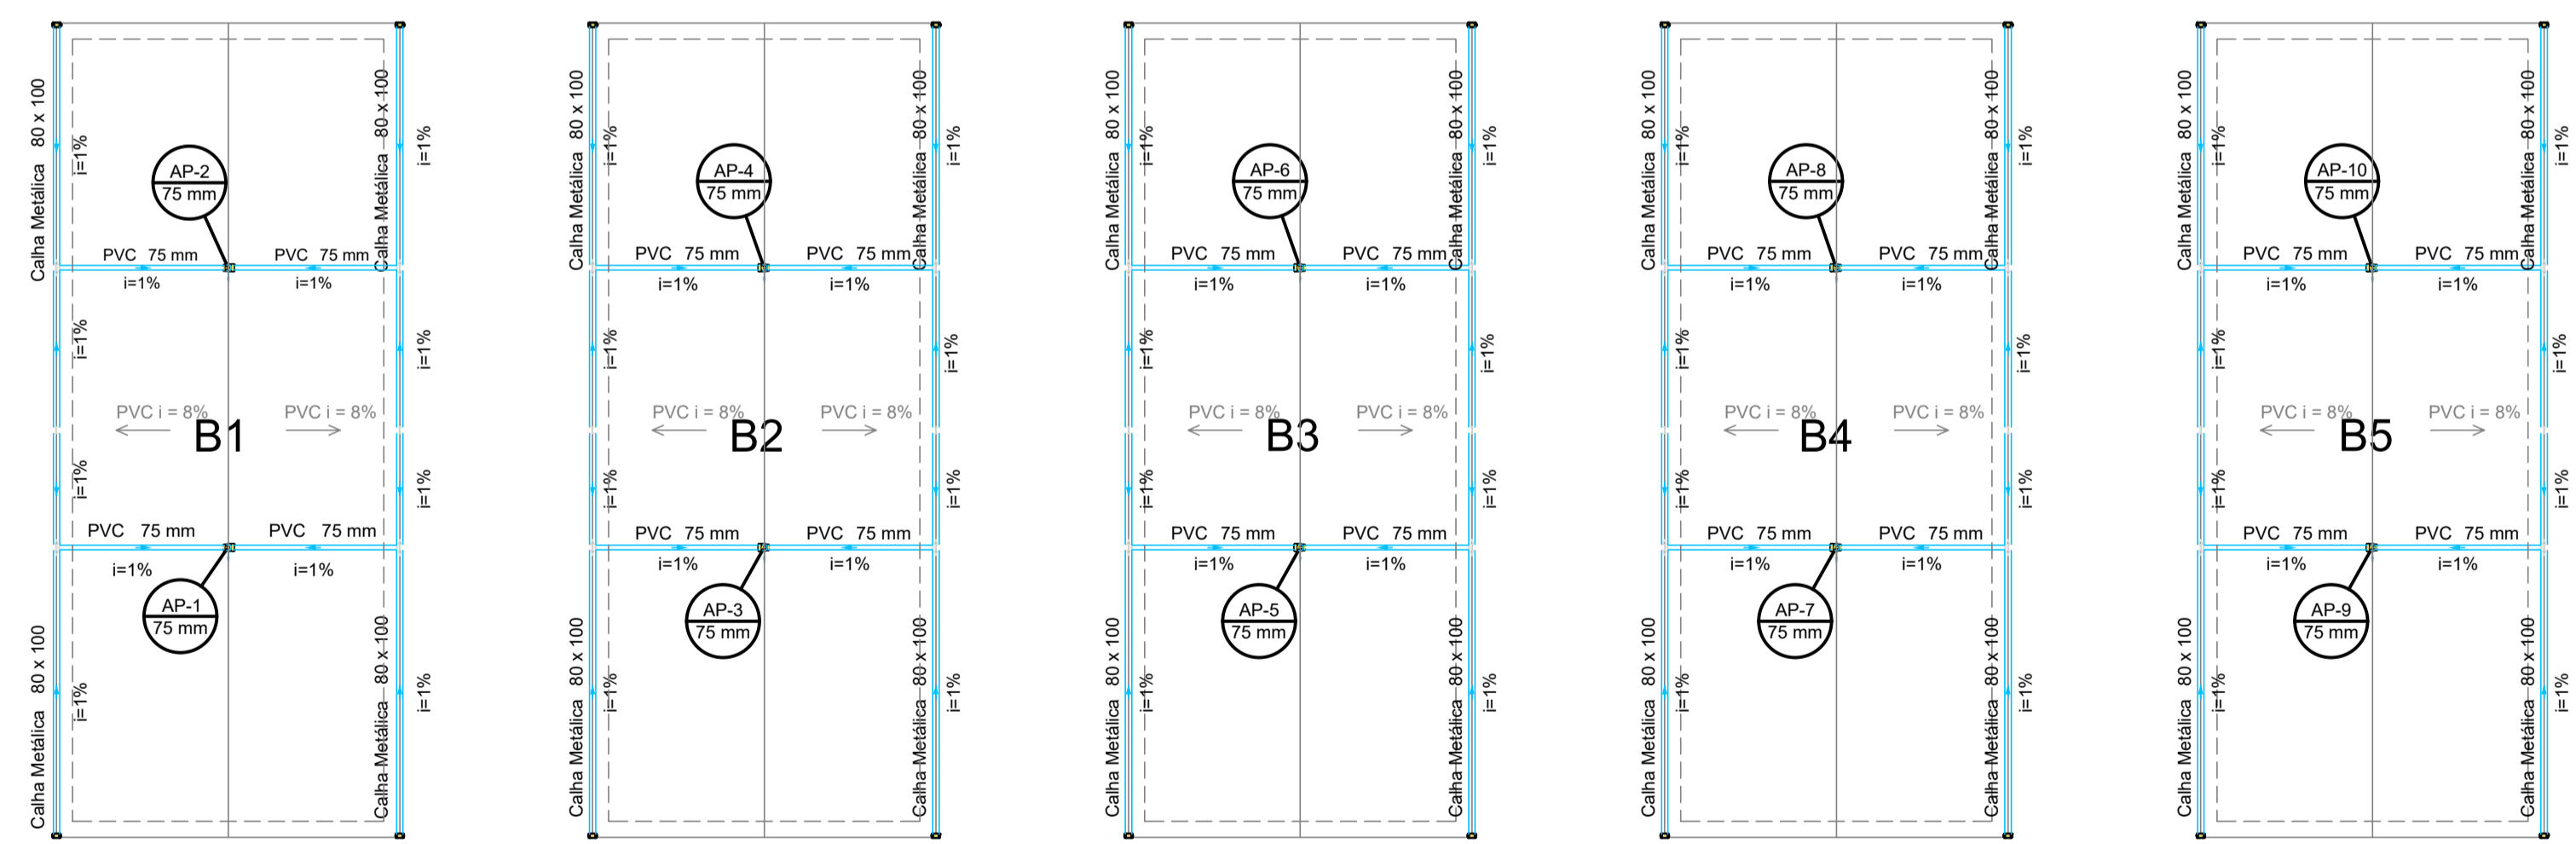

Lista de materiais	
Pluvial	
Calha metálica	
Cabeceira retangular	
80 mm x 100 mm	20 pc
Calha retangular	
80 mm x 100 mm	126.65 m
PVC Esgoto	
Tubo rígido c/ ponta lisa	
75 mm - 3"	82.71 m
Tê sanitário	
75 mm - 75 mm	10 pc

Legenda de condutos	
Pluvial	

Legenda detalhada	
	Cabeceira retangular
	Calha metálica
	Cabeceira retangular
	80 mm x 100 mm
	1pc
	Tê sanitário- superior
	PVC Esgoto
	Tê sanitário
	75 mm - 75 mm
	1pc

02 PLANTA COBERTURA - DRENAGEM PLUVIAL
ESCALA 1:100

NOTAS:
1- MEDIDAS CONFORME INDICADO.

CONTRATADA:	CARVALHO AMARAL ENGENHARIA CNPJ Nº: 16.783.066/0001-35 Avenida Mestre Fininho, nº 728, 1º andar Centro, Piraçara/MG, CEP: 33400-074	RESP. TEC. LWAN MATHEUS COSTA SOUZA REG. CREA: 255.542/D
CONTRATANTE:	PREFEITURA MUNICIPAL DE PIRAPORA/MG CNPJ Nº: 23.539.463/0001-21 R. Anísio Herculano, 574 Centro, Piraçara/MG, CEP: 39.270-000	MUNICÍPIO/ÁREA: MUNICÍPIO DE PIRAPORA/MG RESPONSÁVEL CONTRATANTE: PREF. MUNICIPAL DE PIRAPORA
TÍTULO:	PROJETO DRENAGEM CONSTRUÇÃO DE CEMITÉRIO PLANTA BAIXA DRENAGEM PLUVIAL, DETALHES E LEGENDAS	ENDEREÇO DA OBRA: AVENIDA HERCULANO CINTRA MOURÃO
DATA:	06/06/2021	ESCALA: INDICADA
ARQUIVO:	DE-2021.1690-MG.PIR-ARQ-EXE.001=0	PRANCHA: 01/01