

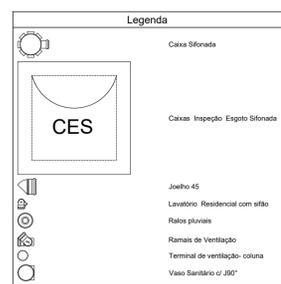


01 PLANTA BAIXA
ESCALA 1:75

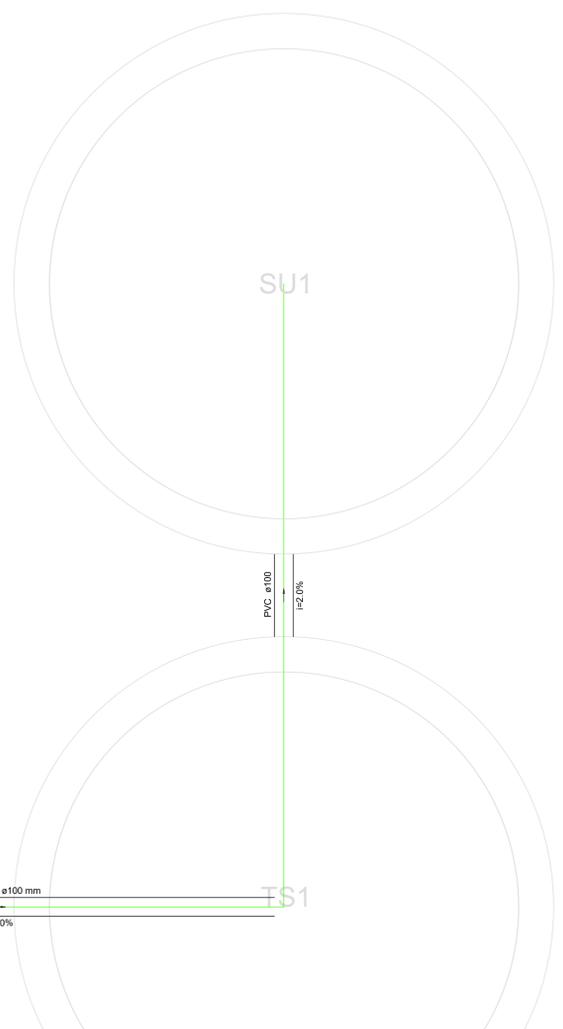


Lista de Materiais	
Canais de Passagem	
Canal de inspeção de esgoto sifonada	
CES- Ø60/60 cm	1,90
PVC Acessórios	
Sifão de copo pl. pla e lavatório	2,90
Válvula pl. lavatório e tanque	2,90
PVC Esgoto	
Conexão 90° curta	2,90
Joelho 45	4,90
100 mm	3,90
40 mm	1,90
50 mm	1,90
Joelho 90	3,90
100 mm	3,90
50 mm	1,90
Joelho 90 (canal pl. esgoto secundário)	2,90
40 mm - 1/2"	
Tubo rígido c/ ponta lisa	
100 mm - 1"	11,20 m
40 mm - 1/2"	7,91 m
50 mm - 2"	0,92 m
Tê sanitário	1,90
50 mm - 50 mm	1,90
Unidades de tratamento	
Alça Ferro	1,01 m²
Argamassa	4,91 m³
Brita n°3	1,41 m³
Concreto	1,90
Tampa Hermética	1,90
Tijolo	314,00
Furado	
PVC Acessórios	
Canal sifonada	
150x150x50	1,90
Greixa redonda pl. cx. sifão e ralo seco	
100 mm	1,90
Ralo corpo sifonado cilíndrico	
100x40mm	1,90
PVC Esgoto	
Joelho 45	1,90
50 mm	1,90
Terminal de ventilação	1,90
50 mm	1,90
Tubo rígido c/ ponta lisa	
50 mm - 2"	4,00 m

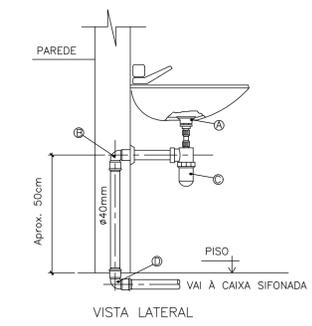


Item	Especificação
A	Válvula para lavatório, sem unho
B	Joelho 90° soldável e com rosca
C	Sifão
D	Joelho 90° soldável


02 DETALHE DE LAVATÓRIO COM SIFÃO
ESCALA 1:100

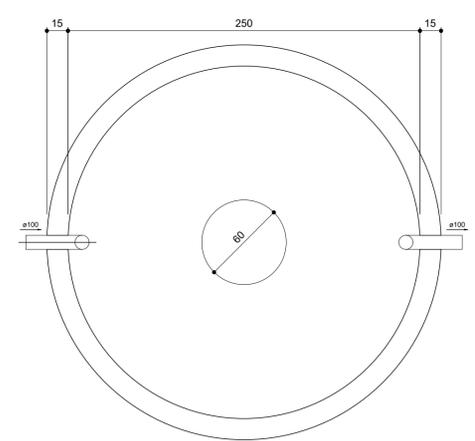

04 PLANTA BAIXA - TANQUE SÉPTICO
ESCALA 1:100

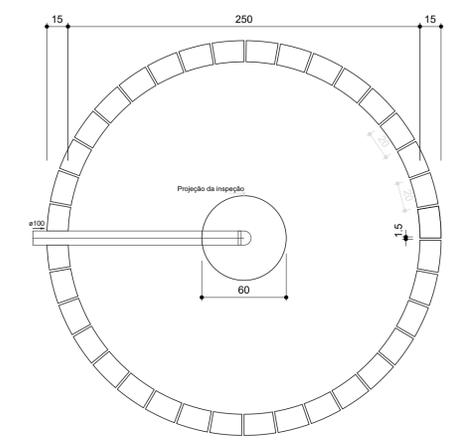


06 PLANTA BAIXA - SUMIDOURO
ESCALA 1:100

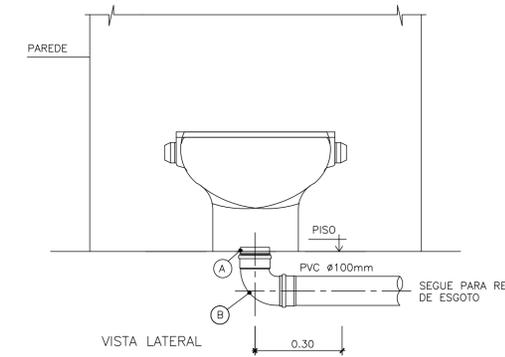


Item	Especificação
A	Vedação para saída de vaso sanitário
B	Joelho 90° soldável

03 DETALHE DE VASO SANITÁRIO
ESCALA 1:100

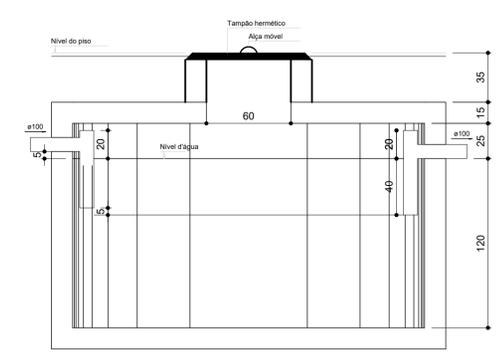

05 CORTE - TANQUE SÉPTICO
ESCALA 1:100

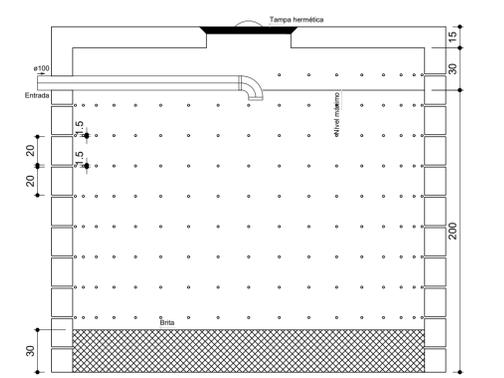

07 CORTE - SUMIDOURO
ESCALA 1:100

NOTAS

1 - Diâmetros nominais em milímetros;
2 - Todas as tubulações, tês, cotovelos de 90° e cotovelos de 45° são de material PVC, próprios para instalações de esgoto, de acordo com a indicação;
3 - Tubulações com diâmetros inferiores ou igual a 75 mm adotar 2% de inclinação, para tubulações acima ou igual a 100 mm utilizar inclinação de 1%;
4 - Medidas em centímetros

LEGENDA



MAPA-CHAVE

ATUALIZAÇÃO

0	EMISSÃO INICIAL	DATA	EXEC.	VERIF.	APROV.
REV.	DESCRIÇÃO				

CONTRATADA: CARVALHO AMARAL ENGENHARIA CNPJ Nº: 16.783.066/0001-35 Avenida Mestre Firmino, nº 728, 1º andar Centro, Montes Claros/MG, CEP: 38400-074.	RESP. TEC.: LWAN MATHEUS COSTA SOUZA REG. CREA: 255.542/D
CONTRATANTE: PREFEITURA MUNICIPAL DE PIRAPORA/MG CNPJ Nº: 23.539.463/0001-21 R. Anil, N.º 274 Centro, Pirapora/MG, CEP: 39.270-000	MUNICÍPIO/ÁREA: MUNICÍPIO DE PIRAPORA/MG RESPONSÁVEL CONTRATANTE: PREF. MUNICIPAL DE PIRAPORA ENDEREÇO DA OBRA: RUA ADELSON SANTANA, 592, SAGRADA FAMÍLIA PIRAPORA/MG
TÍTULO: PROJETO SANITÁRIO VESTIÁRIO CONSTRUÇÃO DE QUADRA POLIESPORTIVA E VESTIÁRIO PLANTA BAIXA, DETALHAMENTO TANQUE SÉPTICO E SUMIDOURO, LEGENDA E LISTA DE MATERIAIS	DATA: 16/11/2021 ESCALA: INDICADA PRANCHA: 01/01
ARQUIVO: DE-2021.1811-MG.PIR-SAN-EXE.001=0	